


UWAGA:

1. LOKALIZACJĘ KANAŁÓW SPALINOWYCH I WENTYLACYJNYCH POKAZANO NA RYSUNKU SCHEMATYCZNIE.
2. W KAŻDYM POMIESZCZENIU Z ODBIORNIKIEM GAZOWYM ZAPEWNIĆ SPRAWNIE DZIAŁAJĄCĄ WENTYLACJĘ GRAWITACYJNĄ
3. DOBÓR PALNIKÓW GAZOWYCH DOKONAĆ PO UZYSKANIU OPINII PRODUCENTA KOTŁÓW FIRMY WIESSMANN.

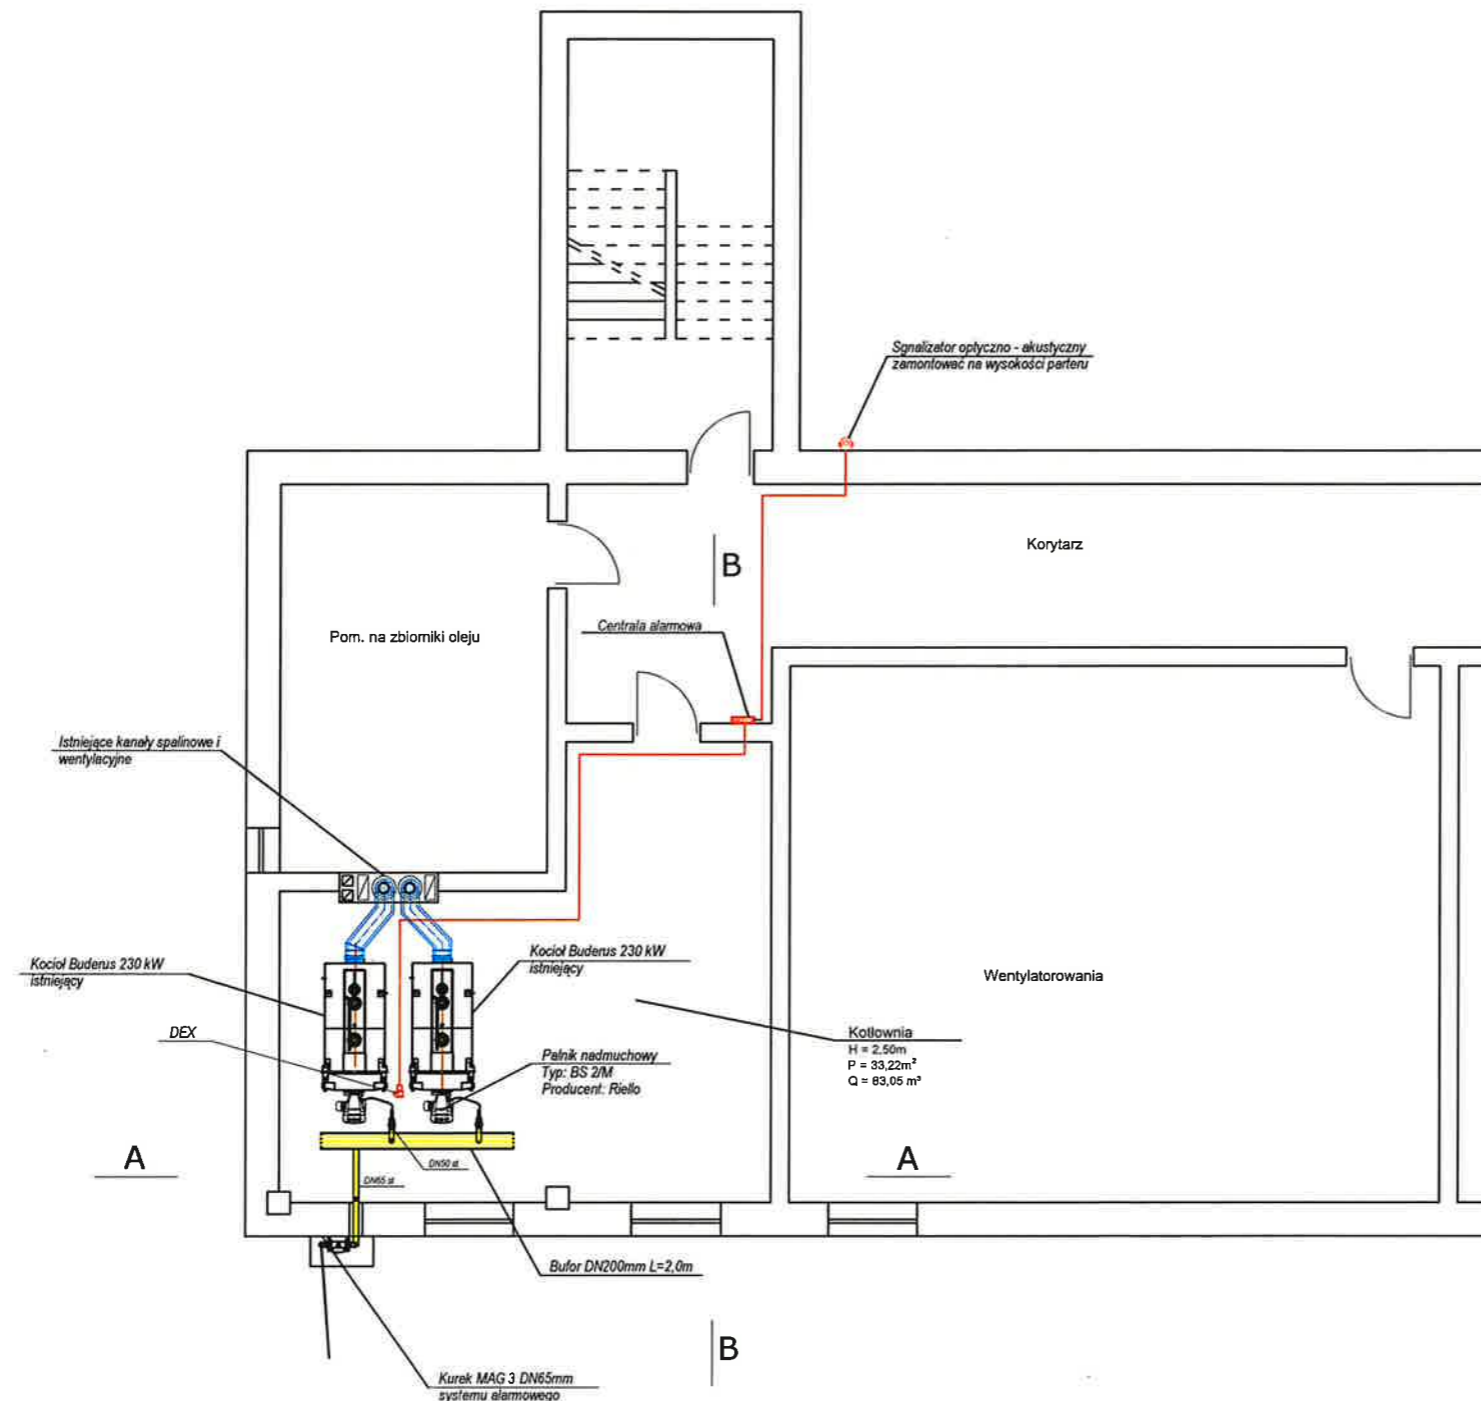

OZNACZENIA:

- Proj. instalacja gazowa
- Przewody systemu alarmowego
- DEX - Detektor gazu ziemnego

USŁUGI PROJEKTOWE SIECI I INSTALACJI GAZOWYCH "PROMAR"			
OBIEKT:	PROJEKT BUDOWLANY PODZIEMNEGO ODCINKA INSTALACJI GAZOWEJ Z RUR PE I WEWNĘTRZNEJ INSTALACJI W BUDYNKU SZKOŁY POLICEALNEJ		
ADRES INWESTYCJI:	PRZASNYSZ UL.SZPITALNA DZ.721/4		
STADIUM:	TYTUŁ RYSUNKU:	KOTŁOWNIA - RZUT PIWNIC	NR RYS. 2
PROJEKTOWAŁ:	Jerzy Krutczenko Upr. Cie-32/82, Cie-40/89 MAZ/IS/7376/01 Specjalność instalacyjno-inżynierska w zakresie sieci i instalacji gazowych		SKALA: 1:100
	INZ. JERZY KRUTCZENKO Upr. bud. Nr Cie-40/89, Cie-32/82 Ciechanów, ul. M. Dąbrowskiej 11		DATA: 07.11.2022
	PODPIS		