


Piwnice

skala 1:100

UWAGA
Przebieg trasy instalacji pod posadzką,
lub w gruncie zaznaczono orientacyjnie

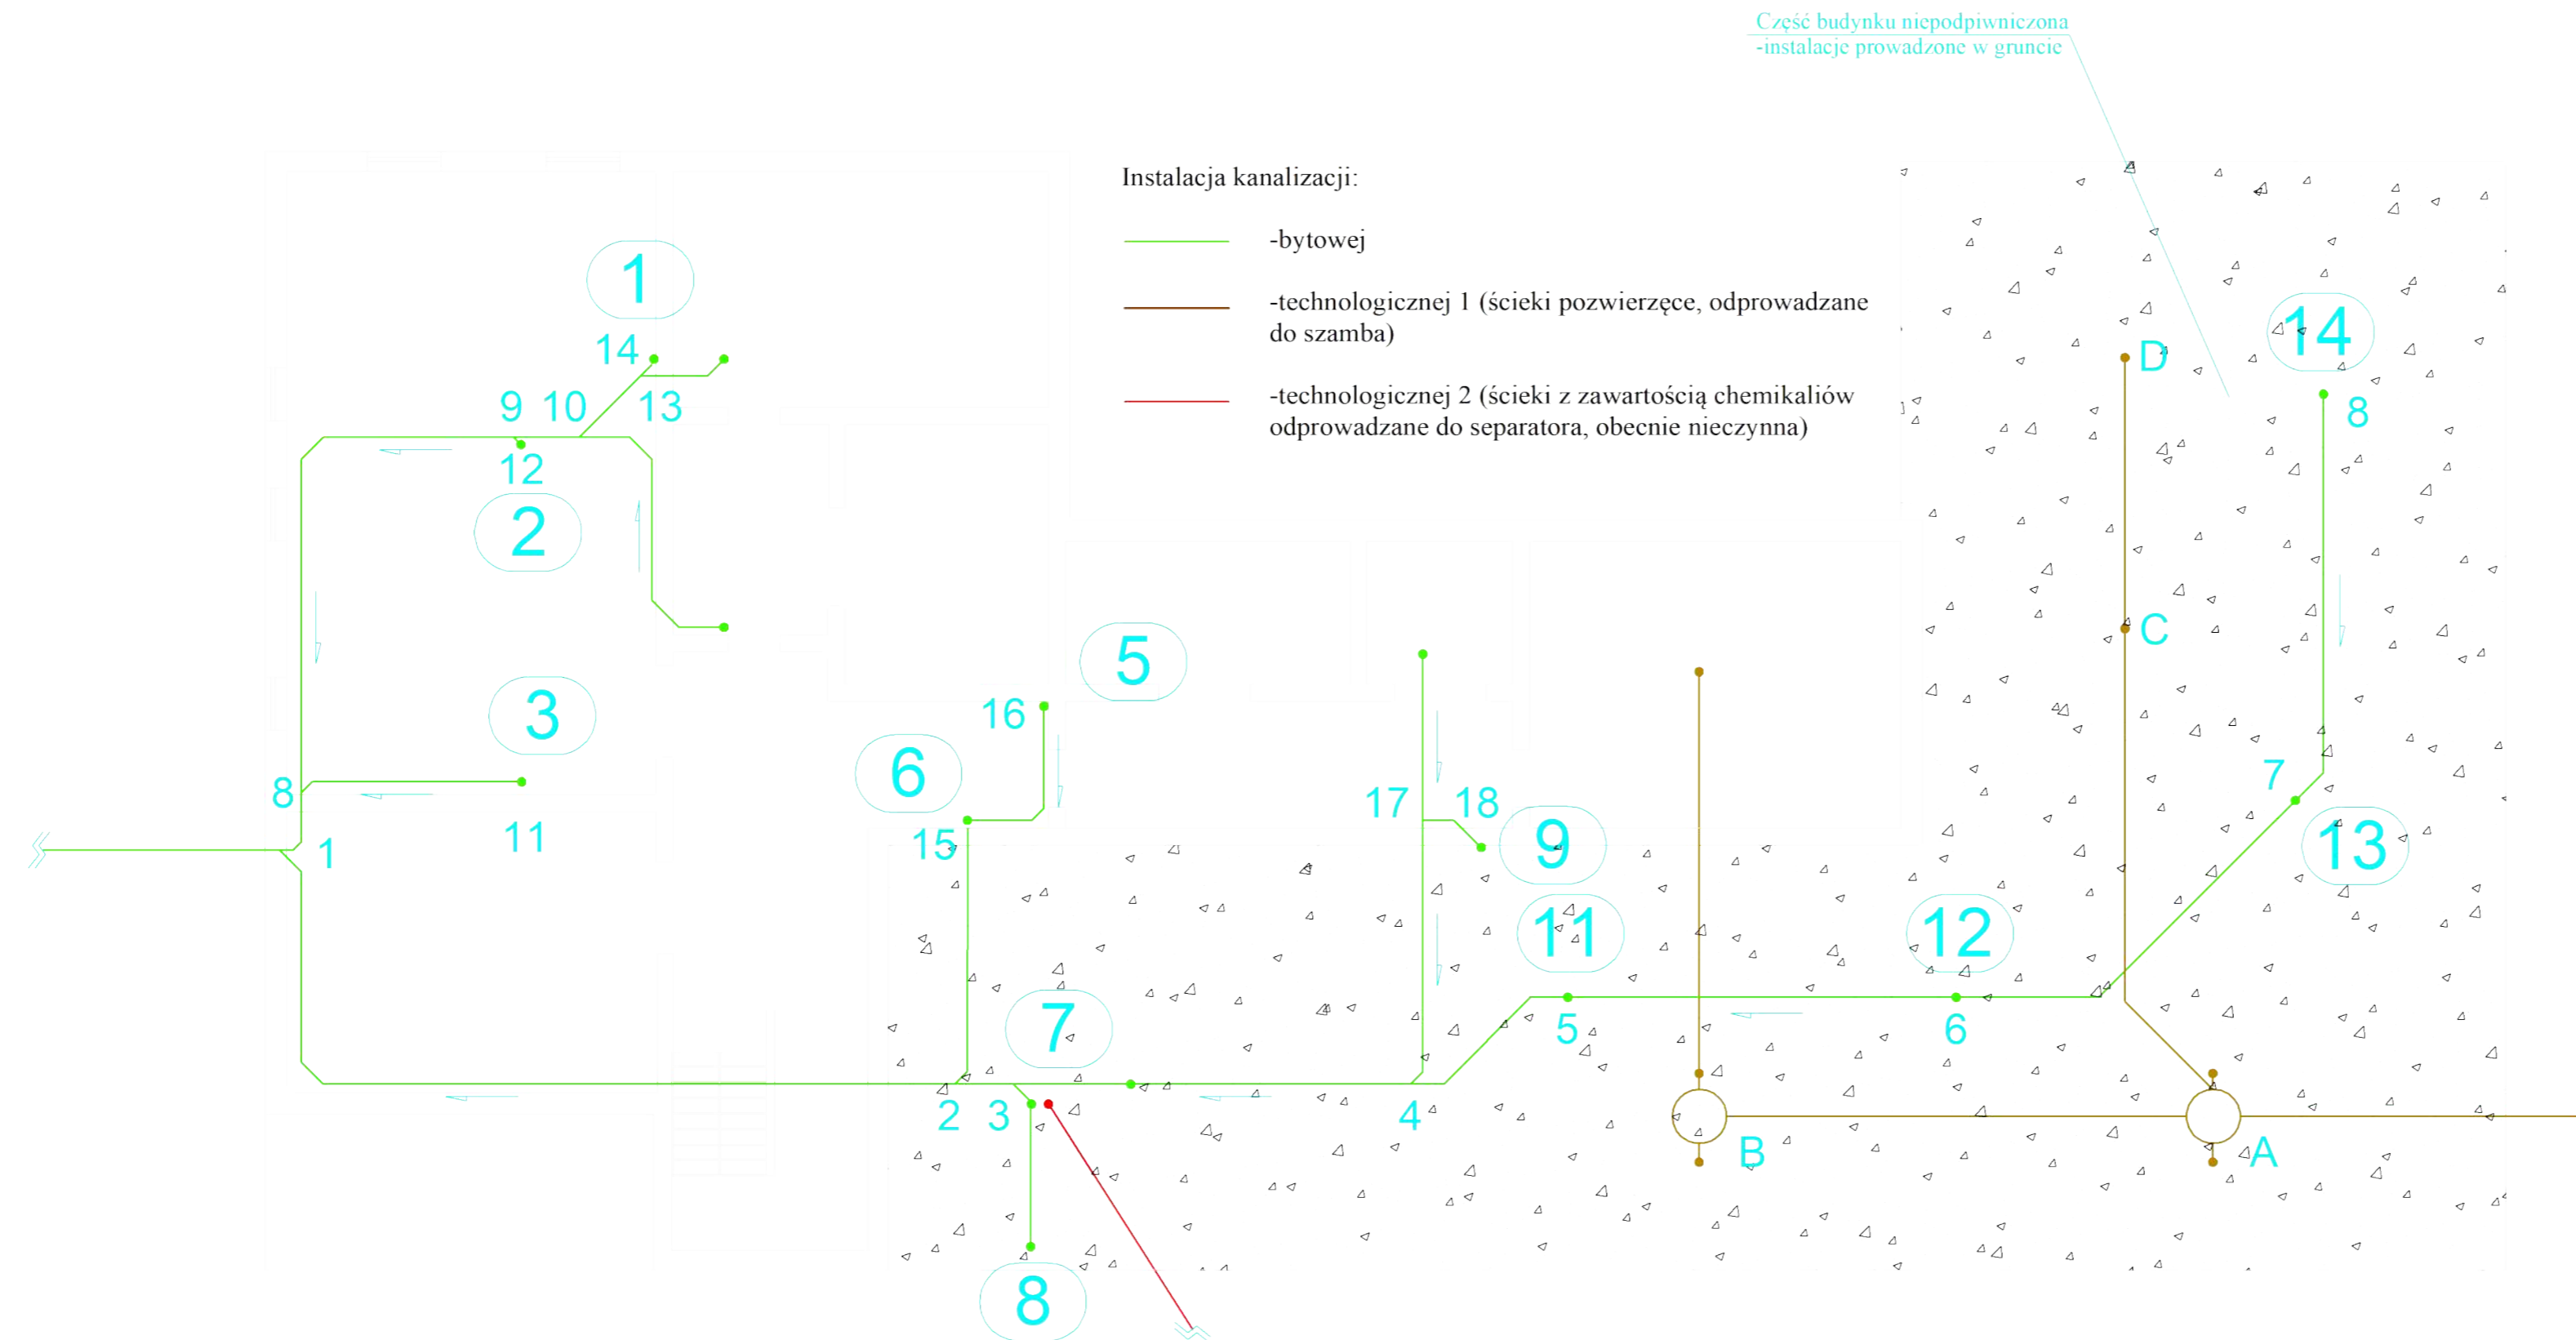

OBIEKT	Budynek laboratoryjno-biurowy	
ADRES	Instytut Fizjologii i Żywienia Zwierząt im. Jana Kielanowskiego Polskiej Akademii Nauk ul. Instytucka 3 05-110 Jabłonna	
INWESTOR	Instytut Fizjologii i Żywienia Zwierząt im. Jana Kielanowskiego Polskiej Akademii Nauk	
TEMAT	Inwentaryzacja instalacji kanalizacyjnej dla budynku laboratoryjno-biurowego -rzut piwnic	
SKALA 1:100	DATA 18.09.2023r	NR RYS.: 2
PROJEKTANT: mgr inż. Daniel Smoliński upr. bud. nr MAZ/0080/PWOS/13 do projektowania i kierowania robotami budowlanymi w specjalności instalacyjnej w zakresie sieci, instalacji i urz. ciepłych, wentylacyjnych, gazowych, wodociągowych i kanalizacyjnych bez ograniczeń.	PODPIS:	
SPRAWDZAJĄCY: mgr inż. Maciej Bukojemski upr. bud. nr MAZ/0415/PWBS/15 do projektowania i kierowania robotami budowlanymi w specjalności instalacyjnej w zakresie sieci, instalacji i urz. ciepłych, wentylacyjnych, gazowych, wodociągowych i kanalizacyjnych bez ograniczeń.	PODPIS:	