

UWAGA


Piony: 2, 3, 4, 6, 7, 8, 9, 10, 11, 12, 13
posiadają wywiewki dachowe.
Pozostałe piony zakończone są
zaworami napowietrzającymi.

Instalacja kanalizacji:

- bytowej
- technologicznej 1 (ścieki pozwierżce, odprowadzane do szamba)
- technologicznej 2 (ścieki z zawartością chemikaliów odprowadzane do separatora, obecnie nieczynna)

Legenda:

- zlewozmywak
- prysznic
- umywalka
- miska ustępowa
- kratka ściekowa

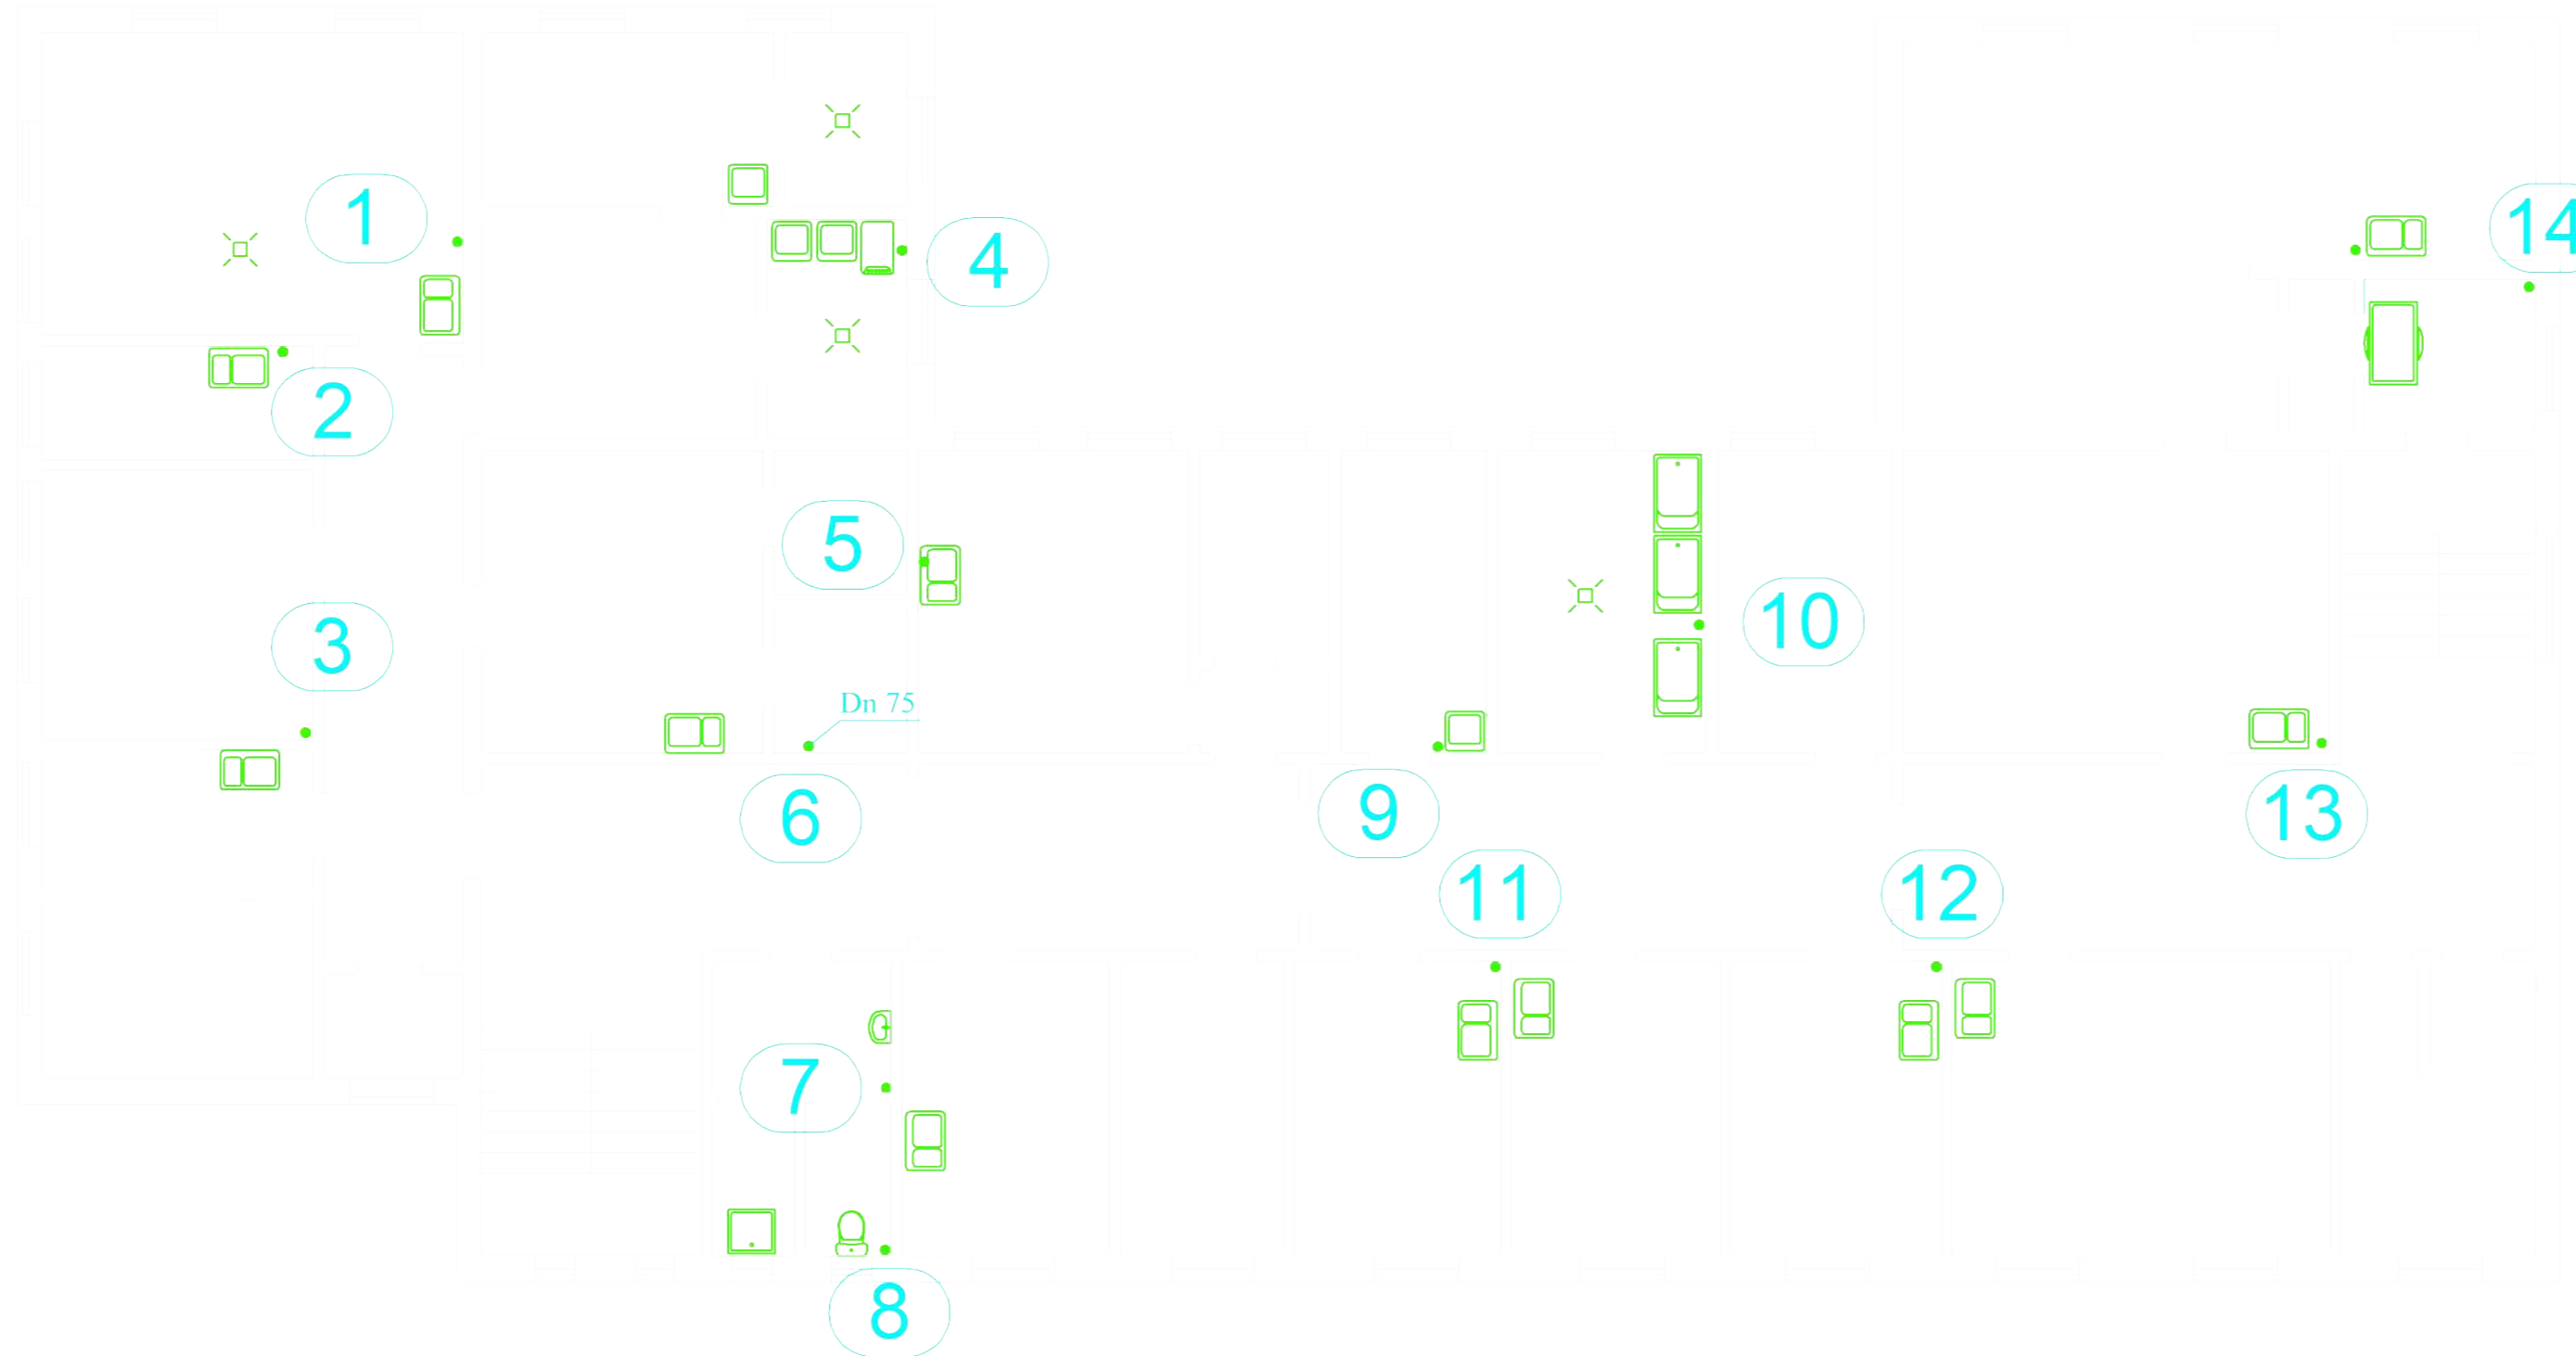

Piętro I

skala 1:100

OBIEKT	Budynek laboratoryjno-biurowy	
ADRES	Instytut Fizjologii i Żywienia Zwierząt im. Jana Kielanowskiego Polskiej Akademii Nauk ul. Instytucka 3 05-110 Jabłonna	
INWESTOR	Instytut Fizjologii i Żywienia Zwierząt im. Jana Kielanowskiego Polskiej Akademii Nauk	
TEMAT	Inwentaryzacja instalacji kanalizacyjnej dla budynku laboratoryjno-biurowego -rzut piętra I	
SKALA 1:100	DATA 18.09.2023r	NR RYS.: 4
PROJEKTANT: mgr inż. Daniel Smoliński upr. bud. nr MAZ/0080/PWOS/13 do projektowania i kierowania robotami budowlanymi w specjalności instalacyjnej w zakresie sieci, instalacji i urz. ciepłych, wentylacyjnych, gazowych, wodociagowych i kanalizacyjnych bez ograniczeń.	PODPIS:	
SPRAWDZAJĄCY: mgr inż. Maciej Bukojemski upr. bud. nr MAZ/0415/PWBS/15 do projektowania i kierowania robotami budowlanymi w specjalności instalacyjnej w zakresie sieci, instalacji i urz. ciepłych, wentylacyjnych, gazowych, wodociagowych i kanalizacyjnych bez ograniczeń.	PODPIS:	