



*Rysunki*


# SZKIC SYTUACYJNY

## SKALA 1:500

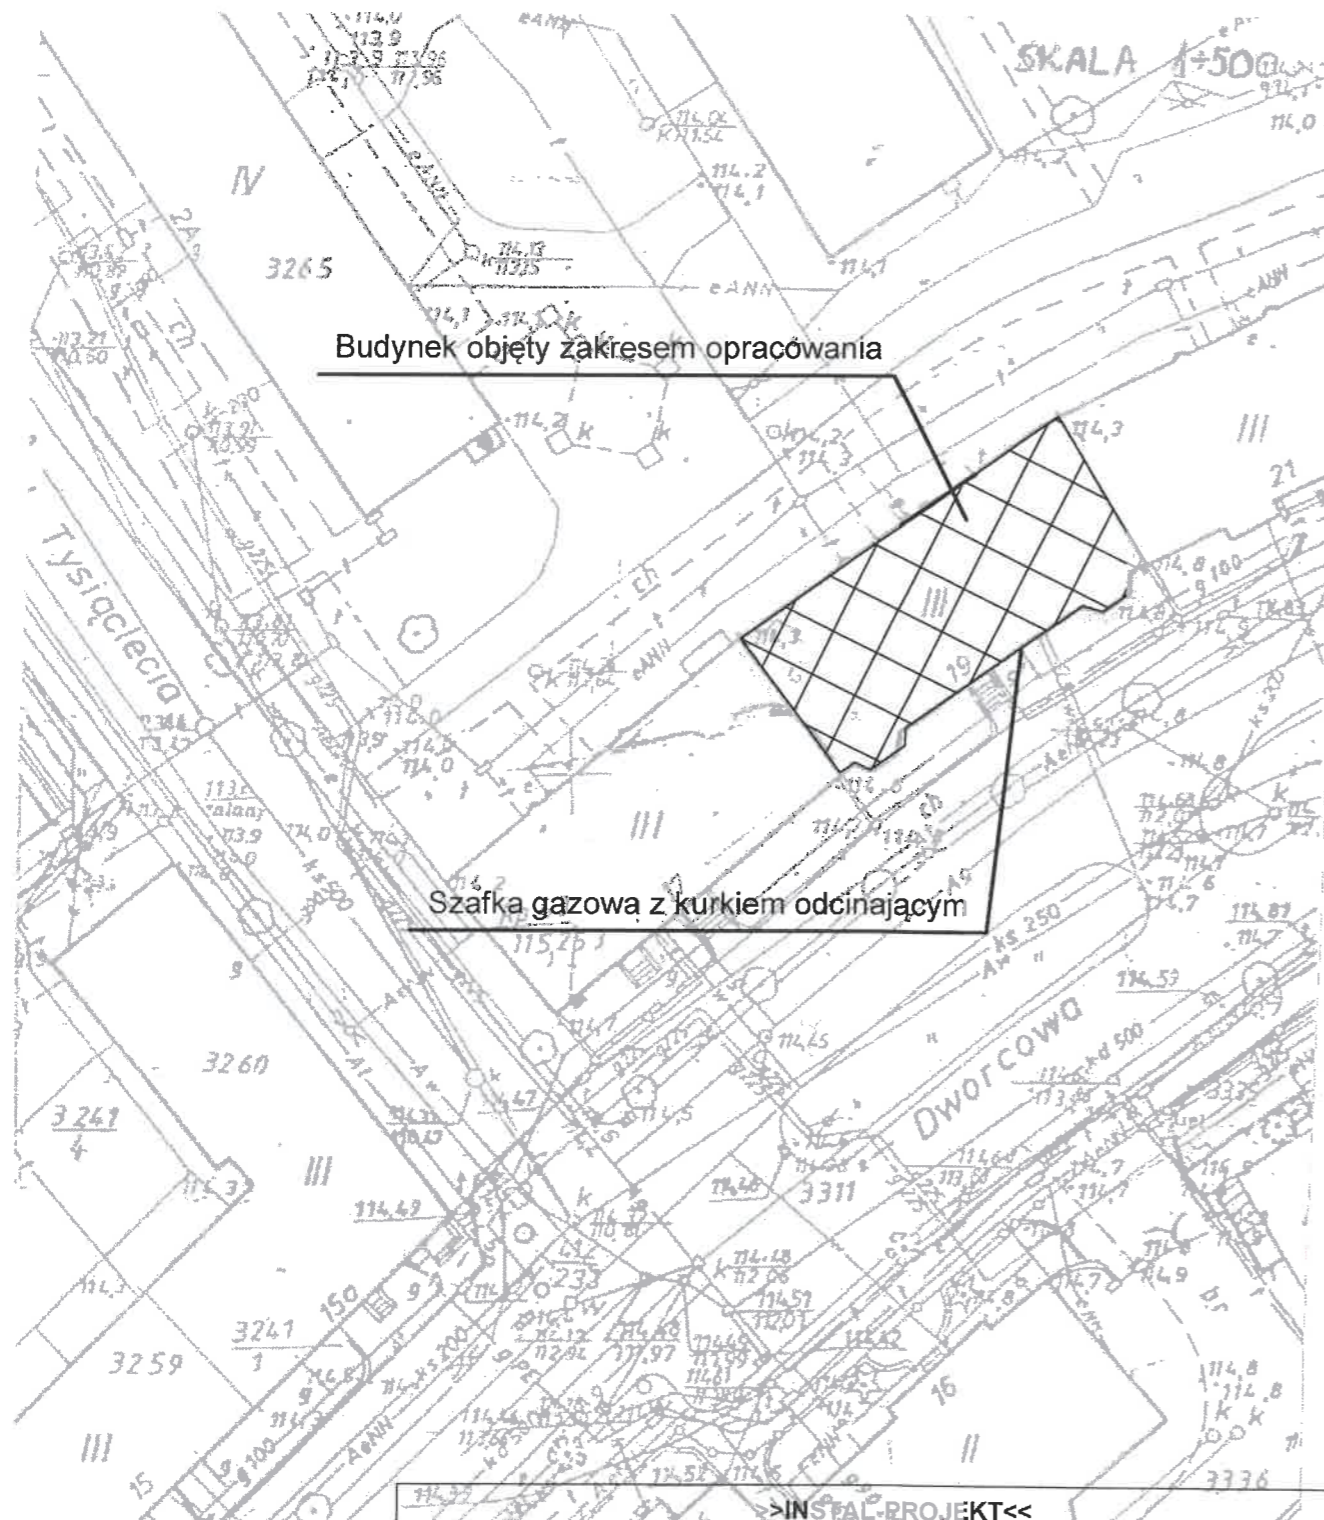


<b>&gt;INSTAL-PROJEKT&lt;&lt;</b> Projektowanie, Nadzór Sieci i Instalacji Sanitarnych Monika Rudnicka 78-600 Wałcz ul. Morzyce 6D tel. 785 188 031				
Inwestor:	Wspólnota Mieszkaniowa nieruchomości numer 19 przy ulicy Dworcowej w Wałczu			
Temat:	Przebudowa instalacji gazowej na części wspólnej w budynku mieszkalnym wielorodzinnym			
Adres:	78-600 Wałcz ul. Dworcowa 19; dz. nr 3270			
Rysunek:	Szkiec sytuacyjny			
Projektował:		Data:	Skala:	Nr rys.
mgr inż. Monika Rudnicka upr. nr ZAP/0121/PWBS/18		11.2018	1: 500	<b>1</b>

RZUT PIWNICY  
 PROJEKTOWANA INSTALACJA GAZOWA  
 SKALA 1:50

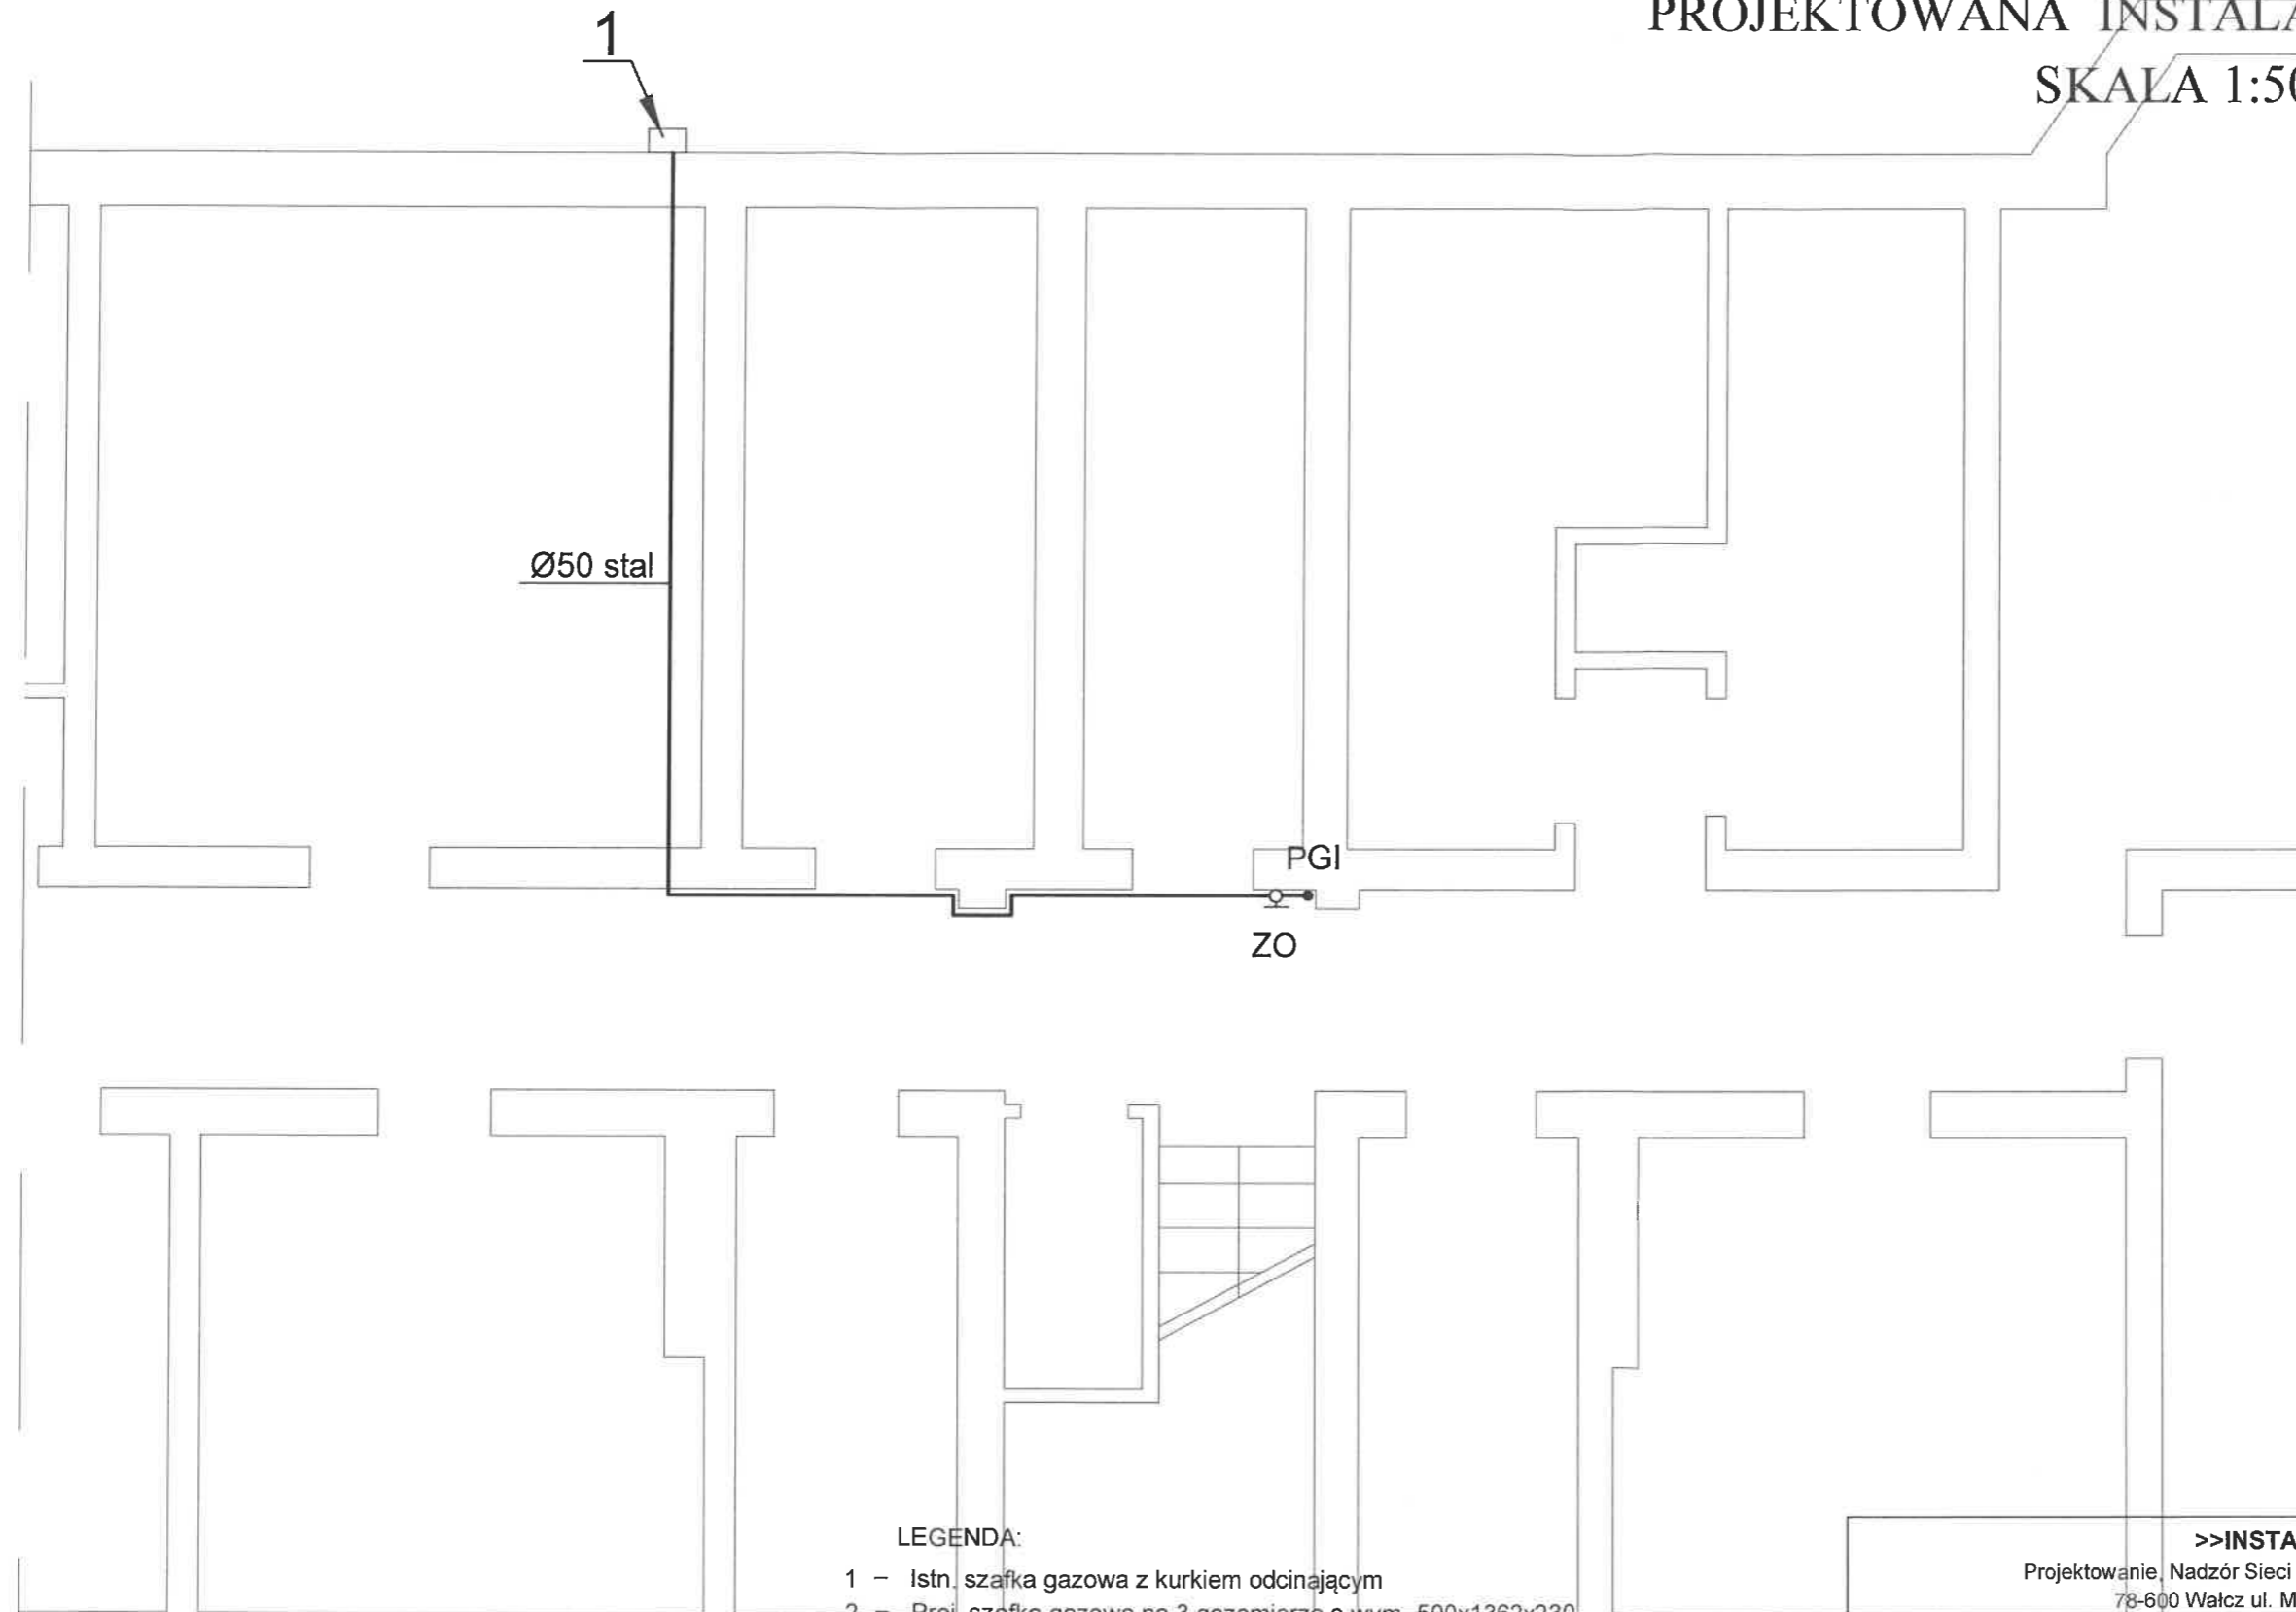

LEGENDA:

- 1 - Istn. szafka gazowa z kurkiem odcinającym
- 2 - Proj. szafka gazowa na 3 gazomierze o wym. 500x1362x230
- 3 - Proj. szafka gazowa na 4 gazomierze o wym. 900x950x250
- Proj. instalacja gazowa / rura stalowa
- Proj. instalacja gazowa / rura miedziana
- - - Istn. instalacja gazowa / rura stalowa-miedziana
- PG - Proj. pion gazowy
- Wł - włączenie do istn. instalacji gazowej w lokalu
- ZO - zawór odcinający kołnierzowy


<b>&gt;&gt;INSTAL-PROJEKT&lt;&lt;</b>				
Projektowanie, Nadzór Sieci i Instalacji Sanitarnych Monika Rudnicka 78-600 Wałcz ul. Morzyce 6D tel. 785 188 031				
Inwestor:	Wspólnota Mieszkaniowa nieruchomości numer 19 przy ulicy Dworcowej w Wałczu			
Temat:	Przebudowa instalacji gazowej na części wspólnej w budynku mieszkalnym wielorodzinnym			
Adres:	78-600 Wałcz ul. Dworcowa 19, dz. nr 3270			
Rysunek:	Rzut piwnicy - projektowana instalacja gazowa			
Projektował:	 mgr inż. Monika Rudnicka upr. nr ZAP/0121/PWBS/18	Data:	Skala:	Nr rys.
		11.2018	1: 50	<b>2</b>


# RZUT PARTERU PROJEKTOWANA INSTALACJA GAZOWA

SKALA 1:50

LEGENDA:

- 1 - Istn. szafka gazowa z kurkiem odcinającym
- 2 - Proj. szafka gazowa na 3 gazomierze o wym. 500x1362x230
- 3 - Proj. szafka gazowa na 4 gazomierze o wym. 900x950x250
- - Proj. instalacja gazowa / rura stalowa
- - Proj. instalacja gazowa / rura miedziana
- - - Istn. instalacja gazowa / rura stalowa-miedziana
- PG - Proj. pion gazowy
- Wł - włączenie do istn. instalacji gazowej w lokalu
- ZO - zawór odcinający kolnierkowy

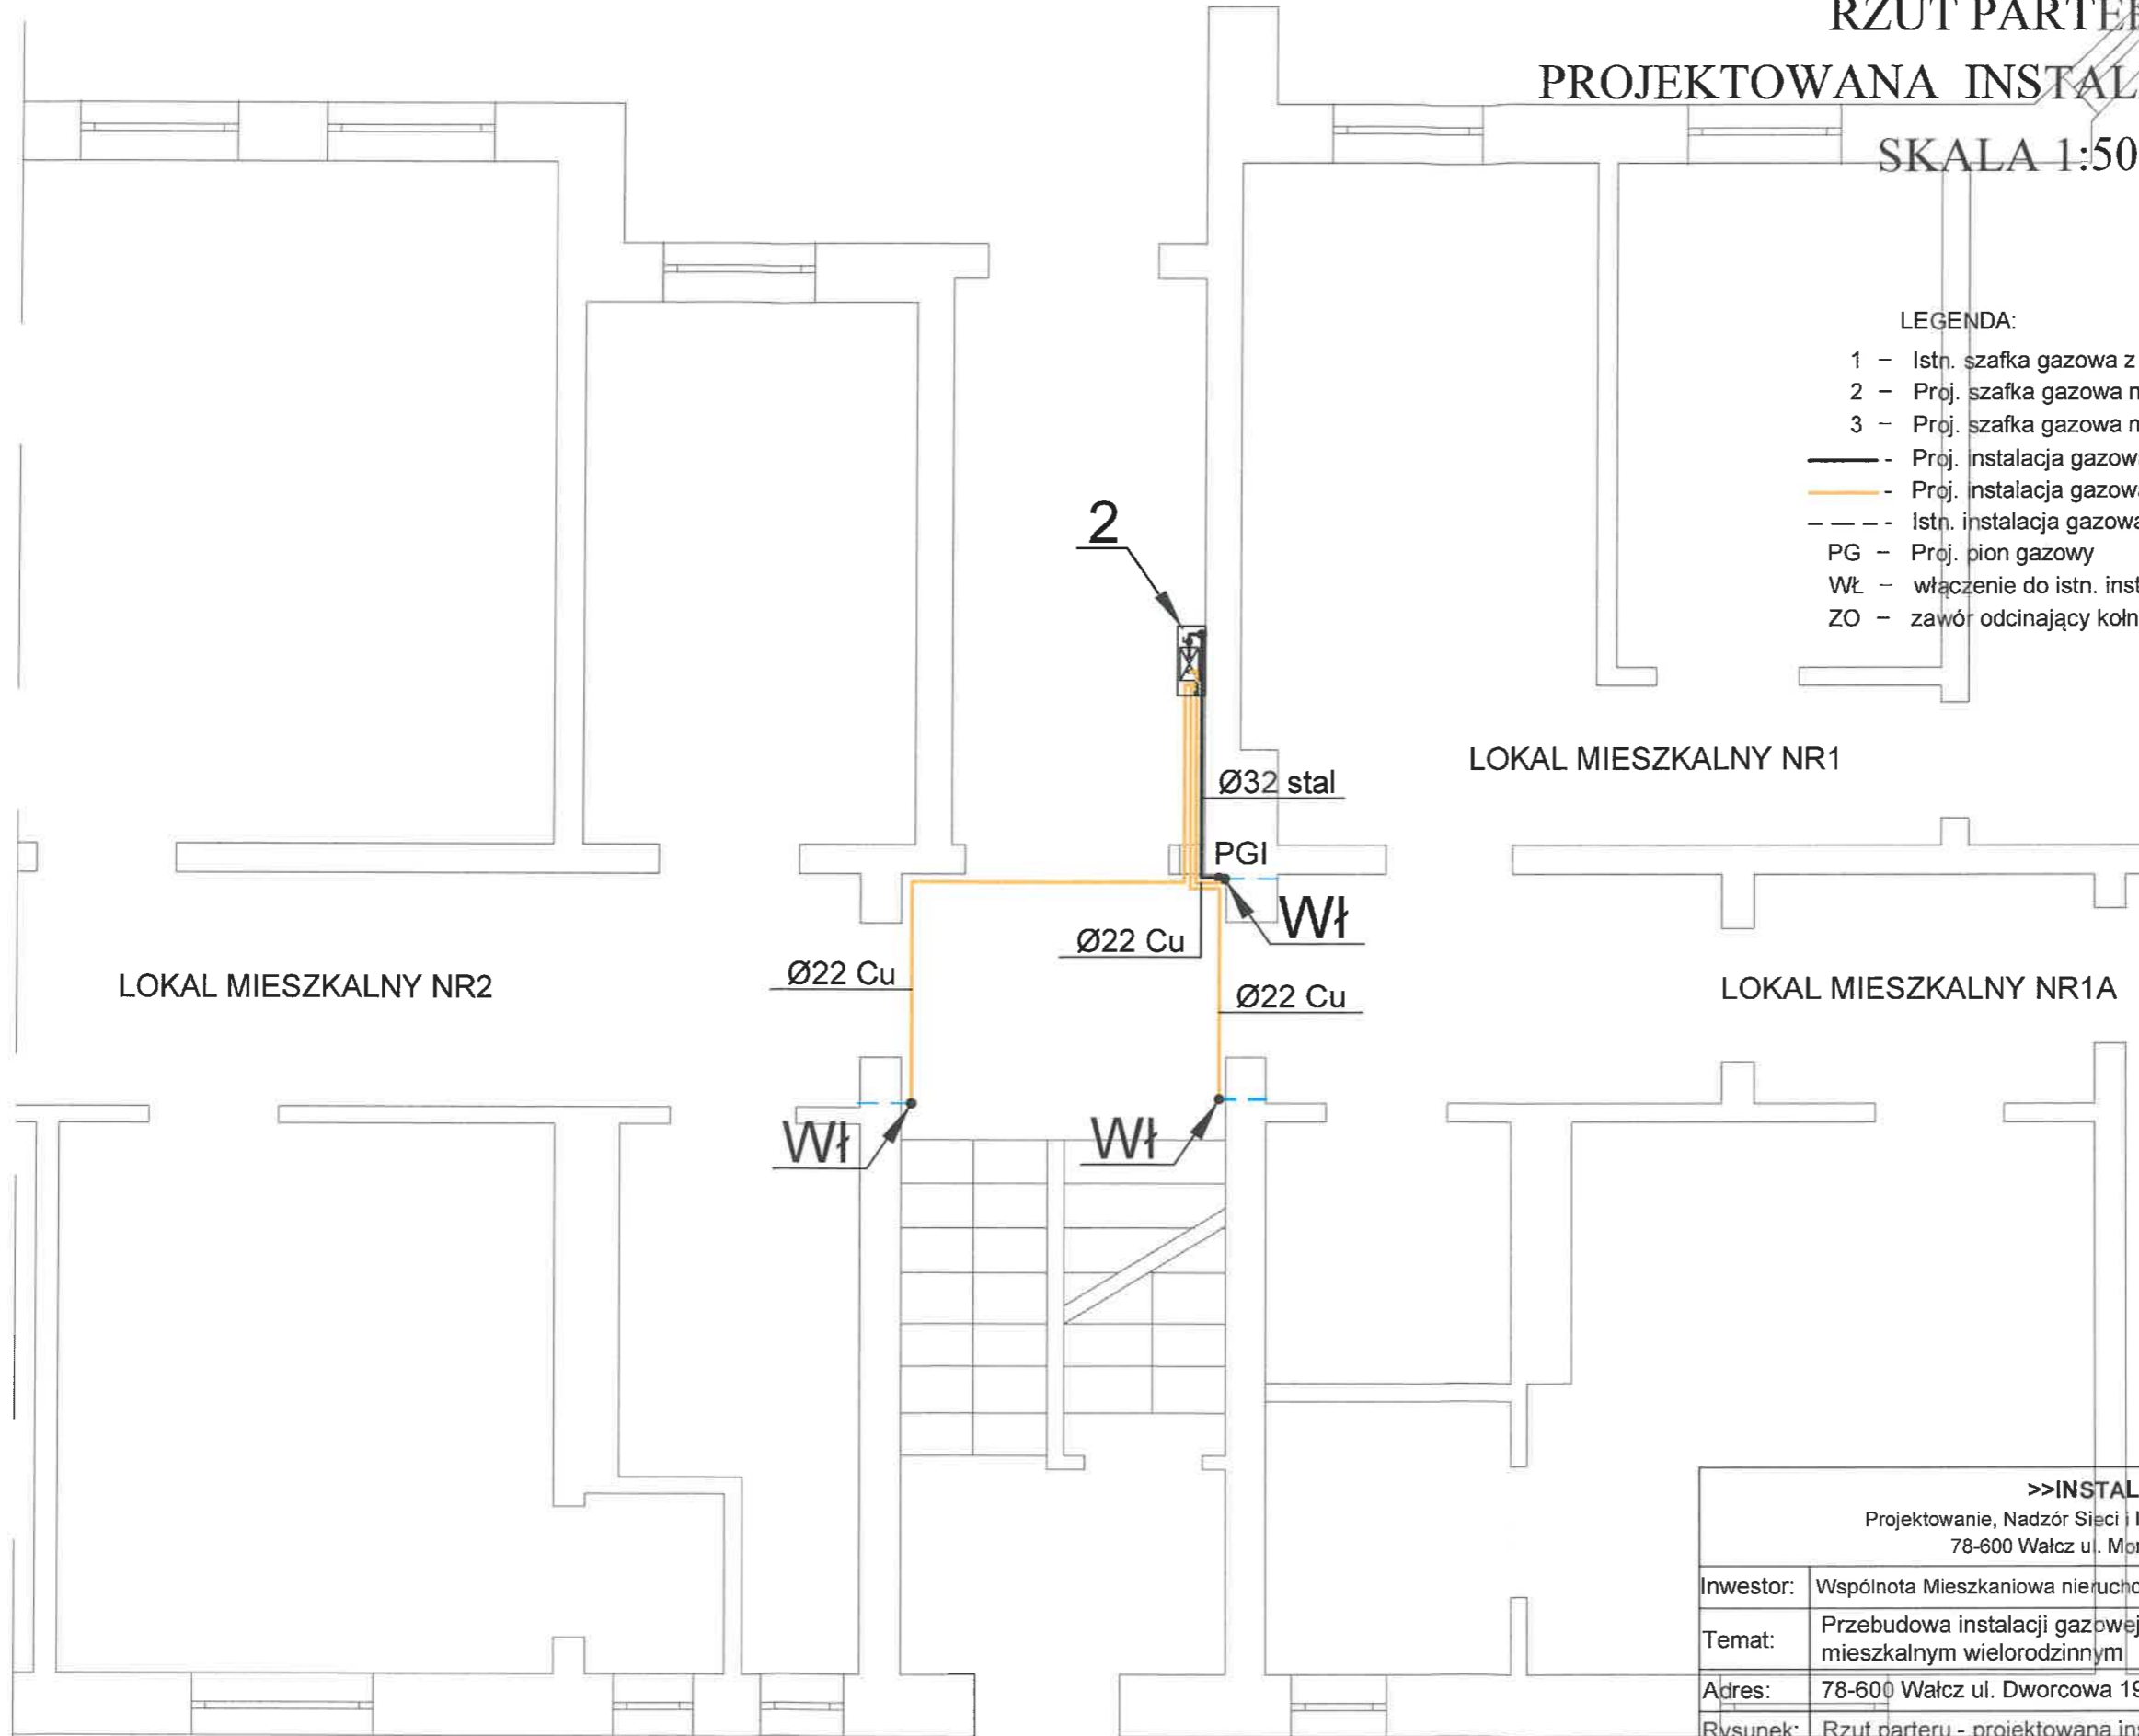


<b>&gt;&gt;INSTAL-PROJEKT&lt;&lt;</b>				
Projektowanie, Nadzór Sieci i Instalacji Sanitarnych Monika Rudnicka 78-600 Wałcz ul. Morzyce 6D tel. 785 188 031				
Investor:	Wspólnota Mieszkaniowa nieruchomości numer 19 przy ulicy Dworcowej w Wałczu			
Temat:	Przebudowa instalacji gazowej na części wspólnej w budynku mieszkalnym wielorodzinnym			
Adres:	78-600 Wałcz ul. Dworcowa 19; dz. nr 3270			
Rysunek:	Rzut parteru - projektowana instalacja gazowa			
Projektował:		Data:	Skala:	Nr rys.
mgr inż. Monika Rudnicka upr. nr ZAP/0121/PWBS/18		11.2018	1: 50	<b>3</b>

**RZUT I - GO PIĘTRA**  
**PROJEKTOWANA INSTALACJA GAZOWA**  
**SKALA 1:50**

**LEGENDA:**

- 1 - Istn. szafka gazowa z kurkiem odcinającym
- 2 - Proj. szafka gazowa na 3 gazomierze o wym. 500x1362x230
- 3 - Proj. szafka gazowa na 4 gazomierze o wym. 900x950x250
- - Proj. instalacja gazowa / rura stalowa
- - Proj. instalacja gazowa / rura miedziana
- - - Istn. instalacja gazowa / rura stalowa-miedziana
- PG - Proj. pion gazowy
- Wł - włączenie do istn. instalacji gazowej w lokalu
- ZO - zawór odcinający kołnierkowy

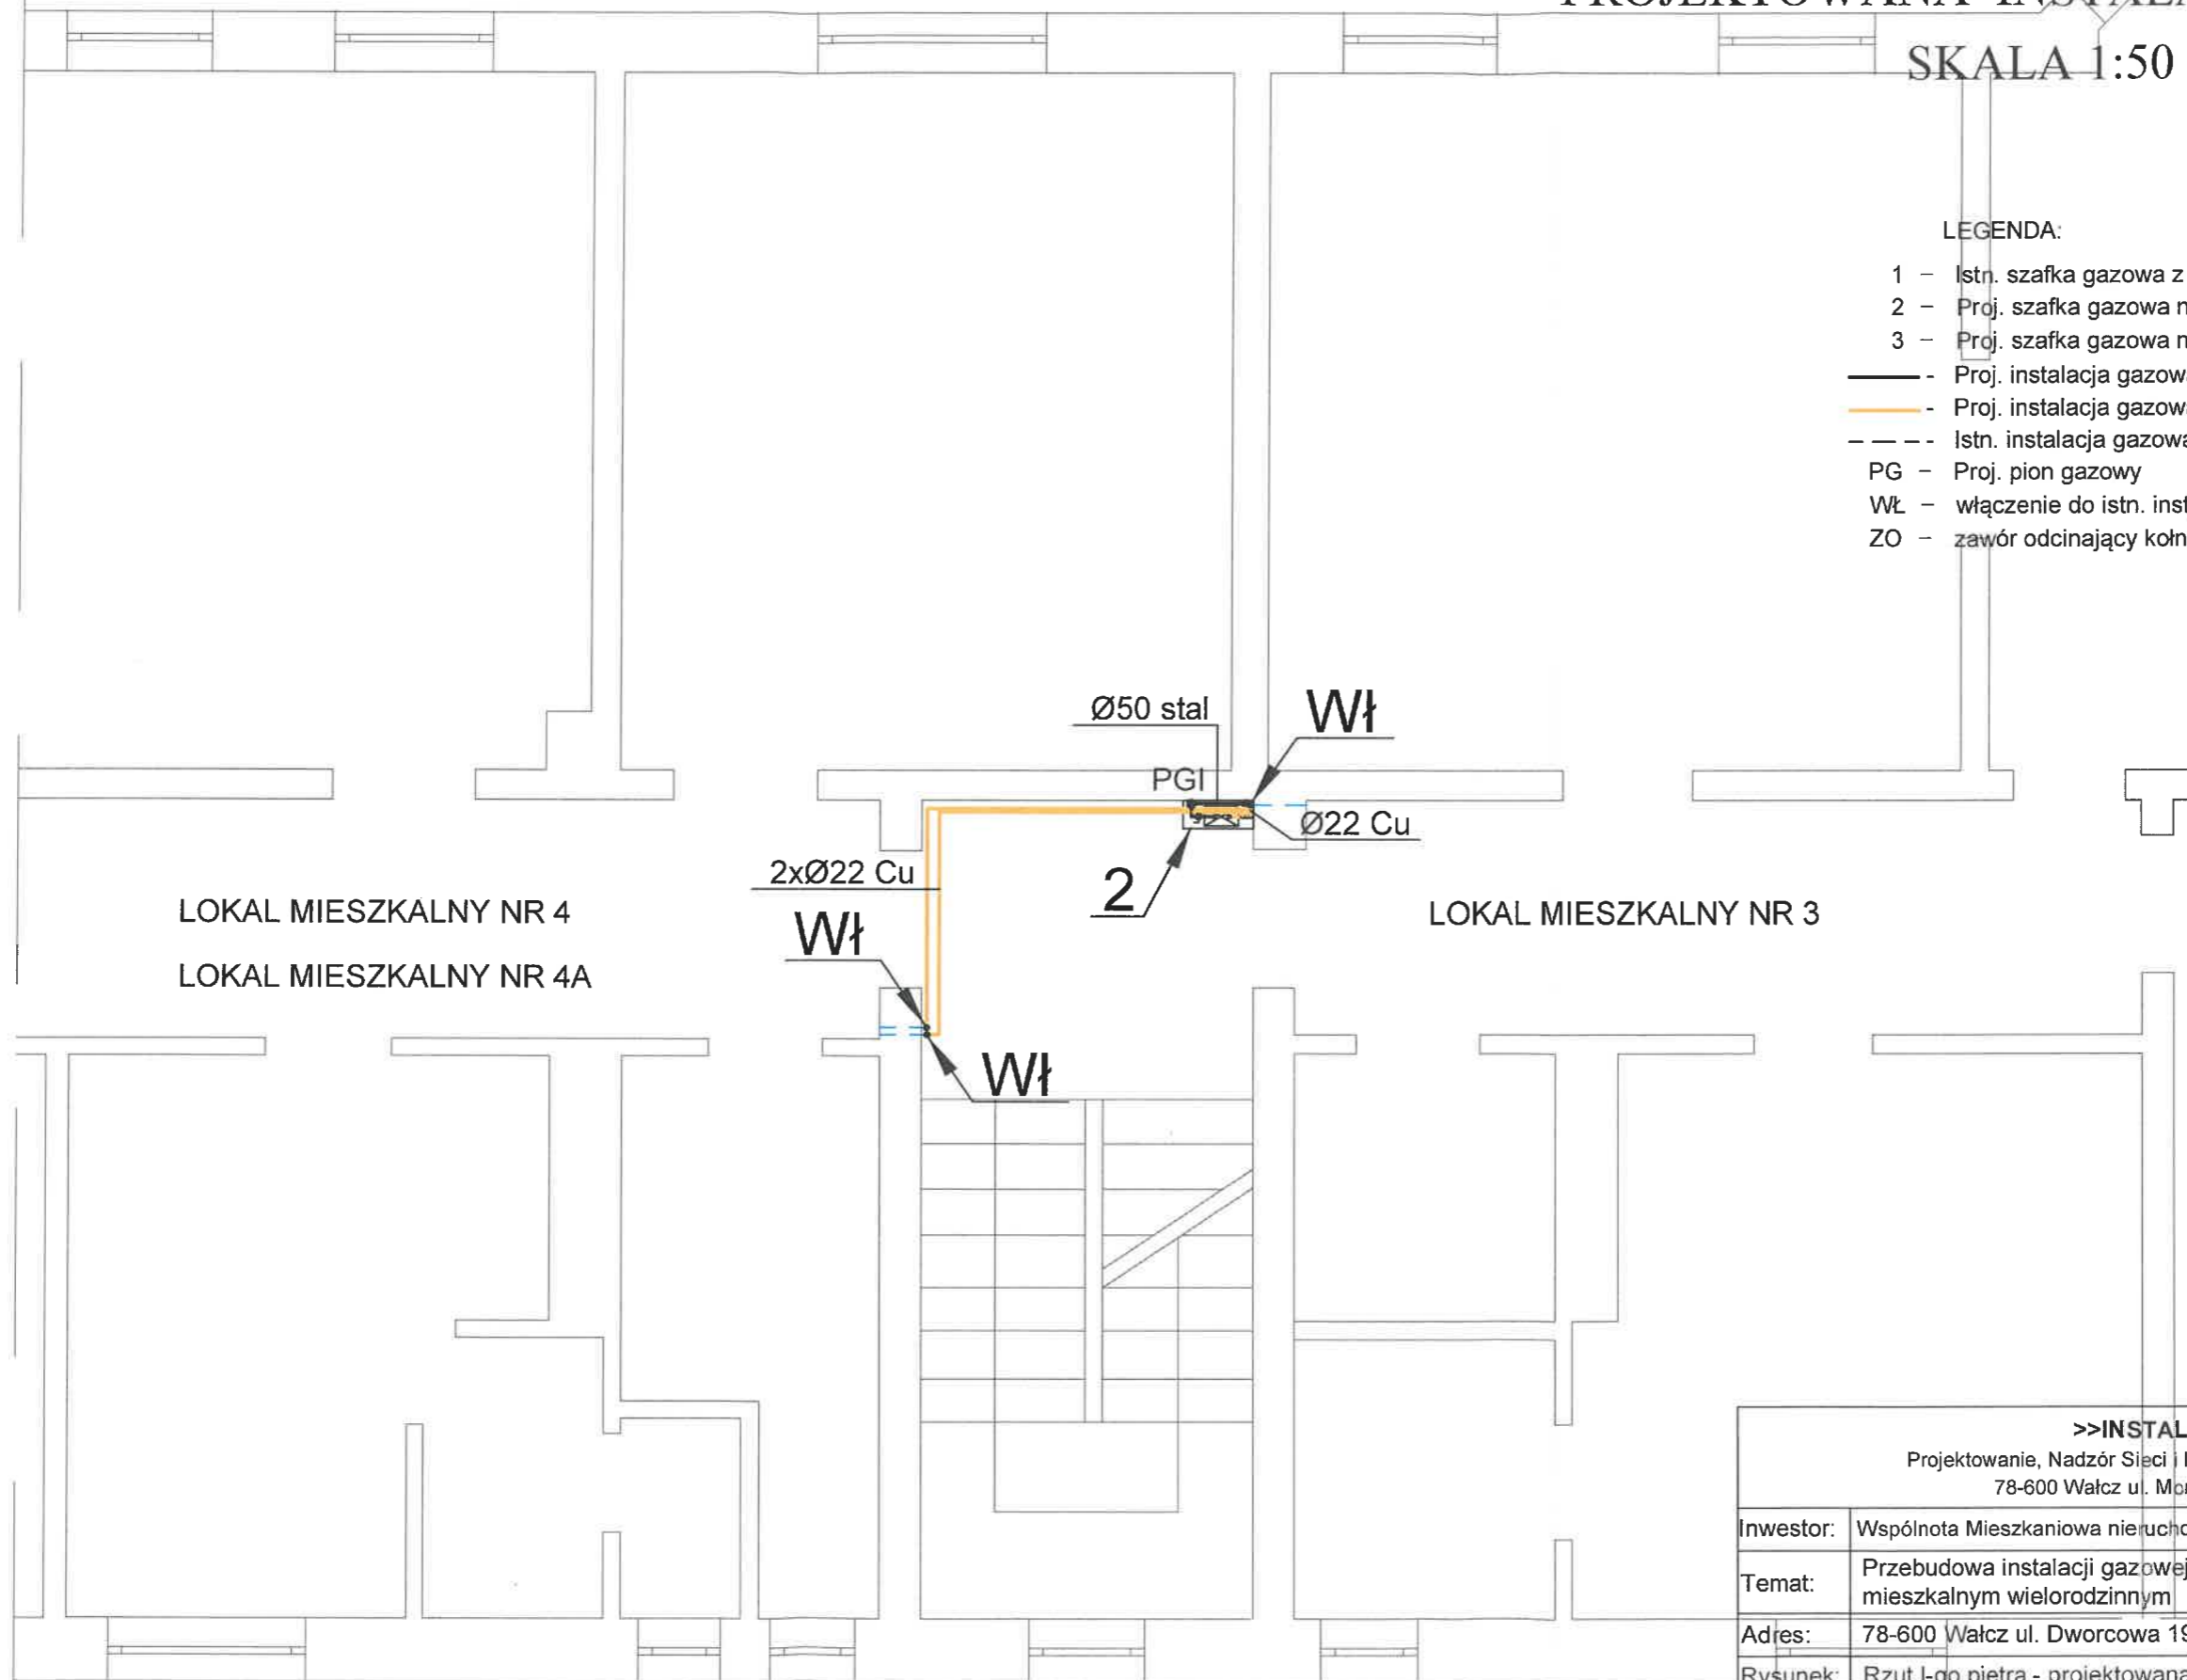


<b>&gt;&gt;INSTAL-PROJEKT&lt;&lt;</b>				
Projektowanie, Nadzór Sieci i Instalacji Sanitarnych Monika Rudnicka 78-600 Wałcz ul. Morzyce 6D tel. 785 188 031				
Inwestor:	Wspólnota Mieszkaniowa nieruchomości numer 19 przy ulicy Dworcowej w Wałczu			
Temat:	Przebudowa instalacji gazowej na części wspólnej w budynku mieszkalnym wielorodzinnym			
Adres:	78-600 Wałcz ul. Dworcowa 19 dz. nr 3270			
Rysunek:	Rzut I-go piętra - projektowana instalacja gazowa			
Projektował:		Data:	Skala:	Nr rys.
mgr inż. Monika Rudnicka upr. nr ZAP/0121/PWBS/18		11.2018	1: 50	<b>4</b>


# RZUT II - GO PIĘTRA PROJEKTOWANA INSTALACJA GAZOWA

SKALA 1:50


LEGENDA:

- 1 - Istn. szafka gazowa z kurkiem odcinającym
- 2 - Proj. szafka gazowa na 3 gazomierze o wym. 500x1362x230
- 3 - Proj. szafka gazowa na 4 gazomierze o wym. 900x950x250
- — — Istn. instalacja gazowa / rura stalowa
- — — Istn. instalacja gazowa / rura stalowa-miedziana
- PG - Proj. pion gazowy
- Wł - włączenie do istn. instalacji gazowej w lokalu
- ZO - zawór odcinający kołnierzowy

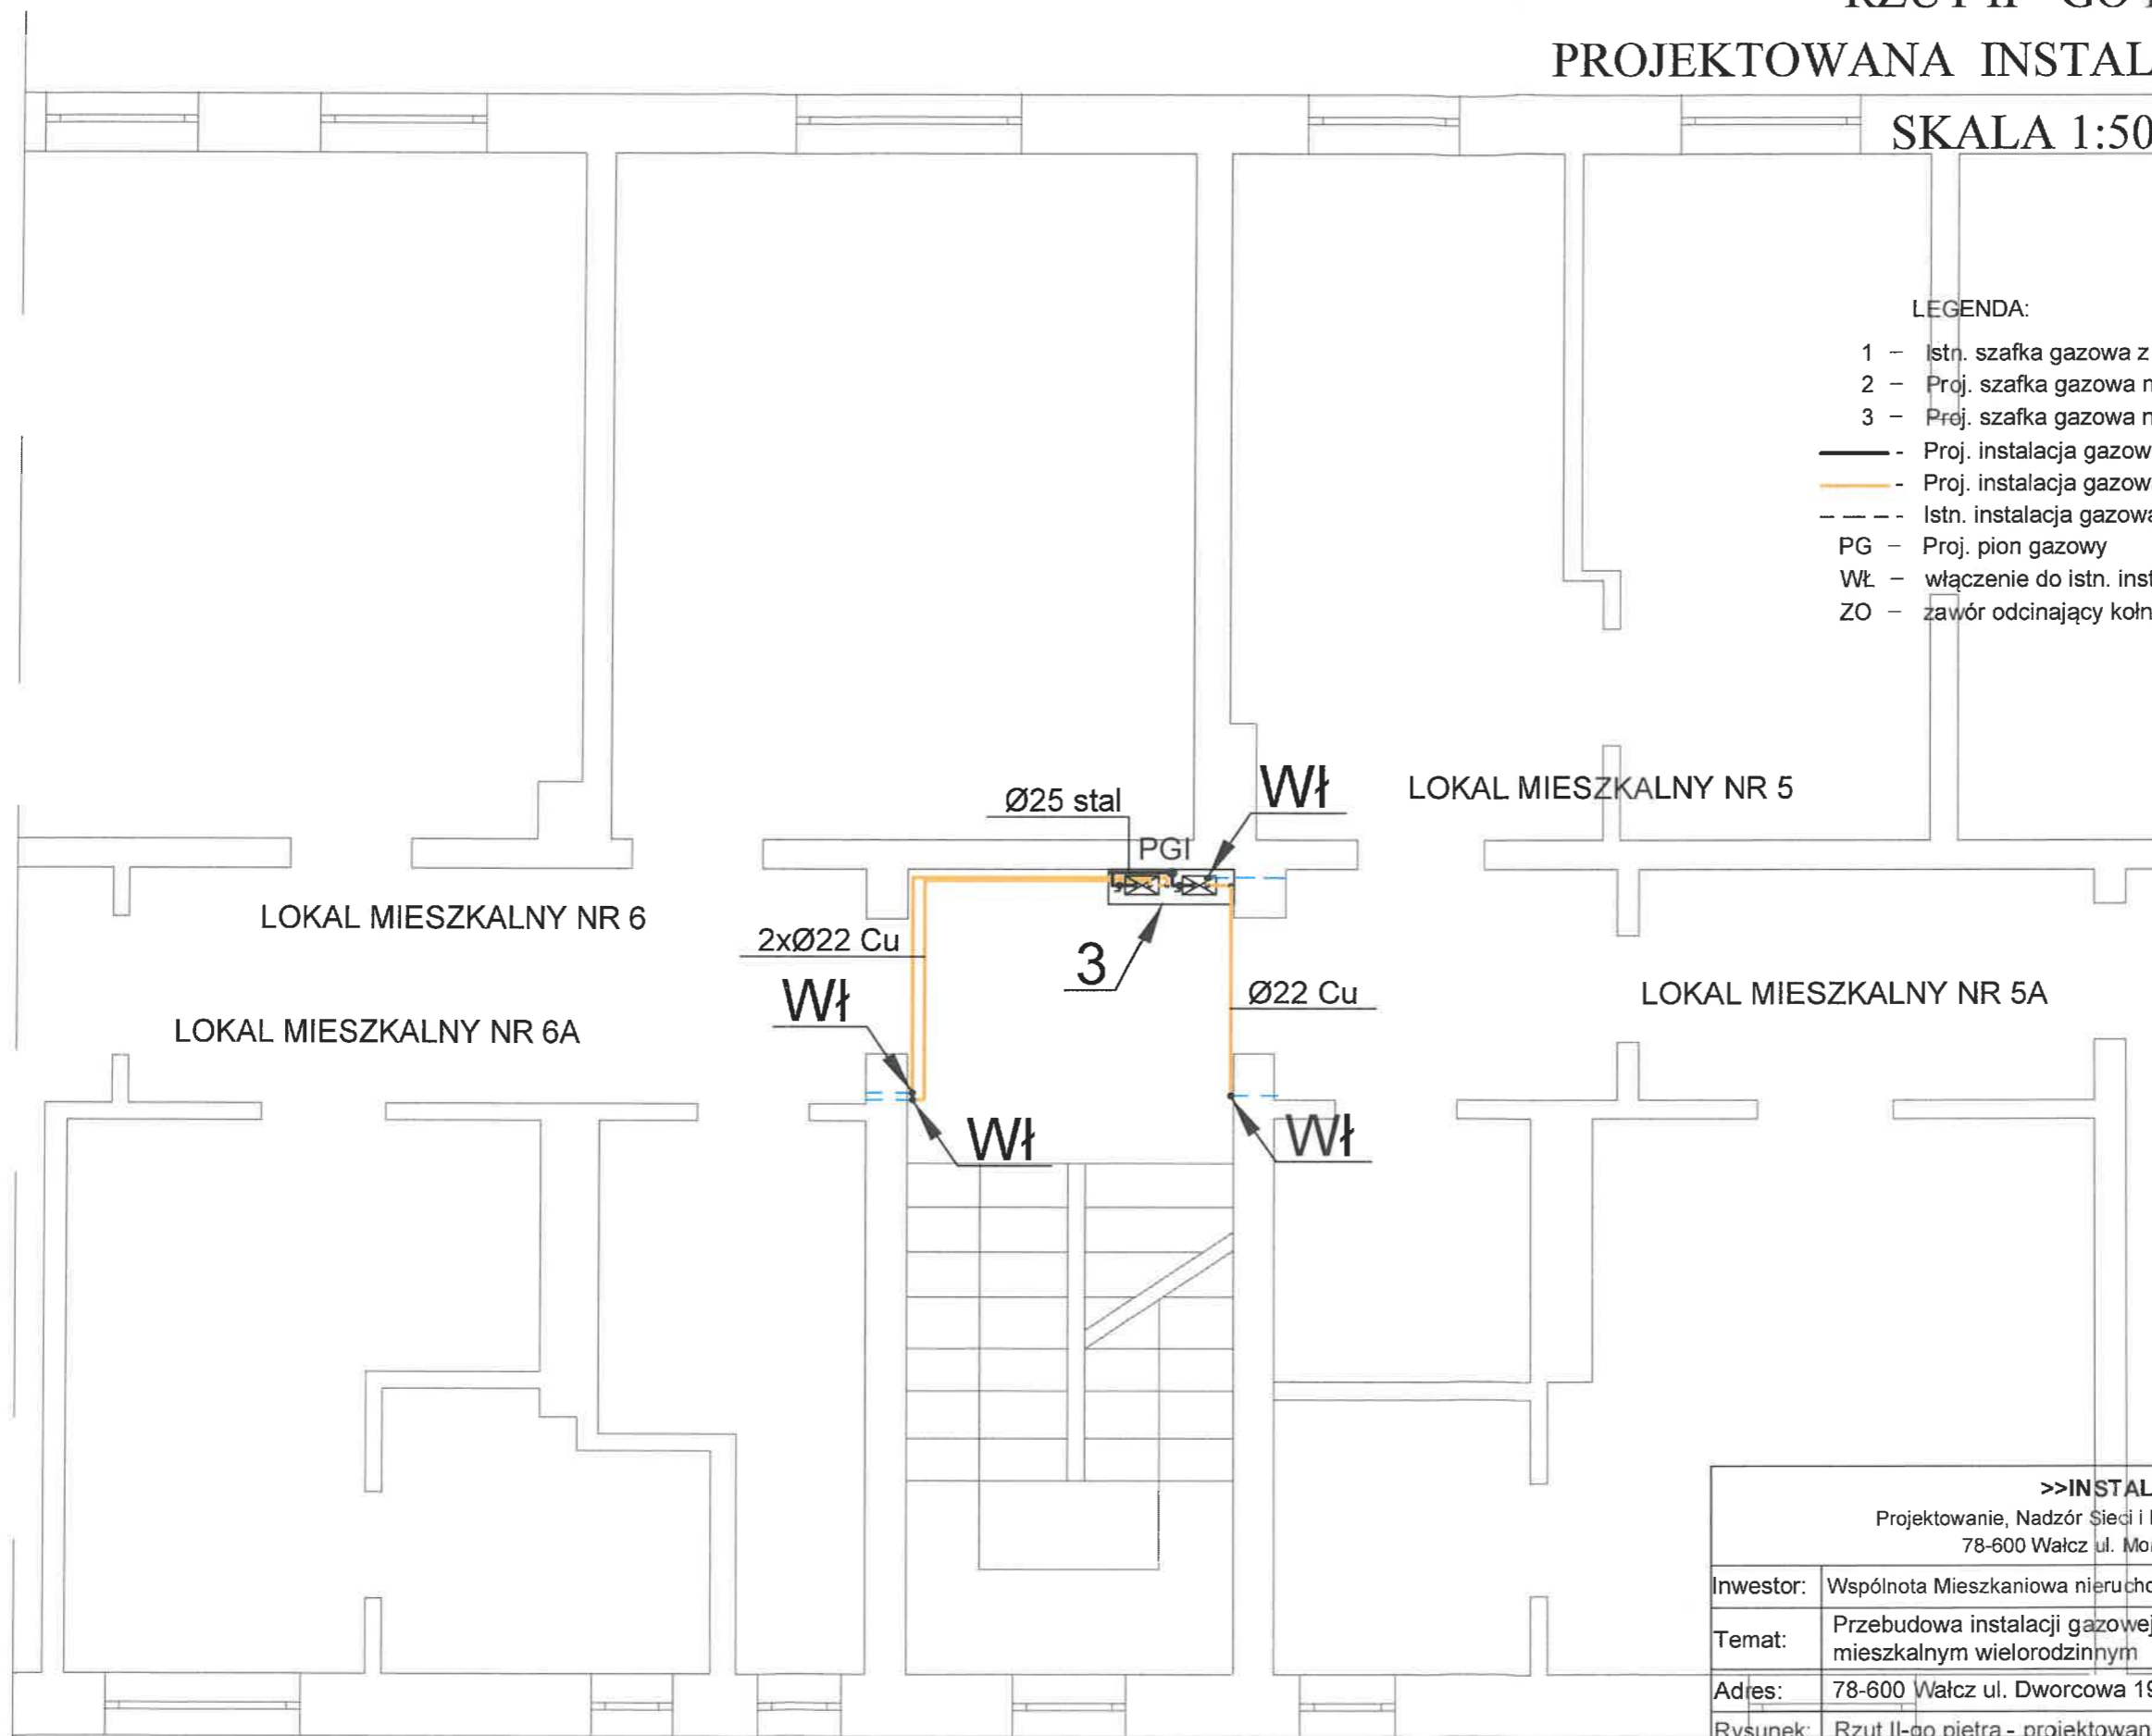


<b>&gt;&gt;INSTAL-PROJEKT&lt;&lt;</b>				
Projektowanie, Nadzór Sieci i Instalacji Sanitarnych Monika Rudnicka 78-600 Wałcz ul. Morzyce 6D tel. 785 188 031				
Inwestor:	Wspólnota Mieszkaniowa nieruchomości numer 19 przy ulicy Dworcowej w Wałczu			
Temat:	Przebudowa instalacji gazowej na części wspólnej w budynku mieszkalnym wielorodzinnym			
Adres:	78-600 Wałcz ul. Dworcowa 19; dz. nr 3270			
Rysunek:	Rzut II-go piętra - projektowana instalacja gazowa			
Projektował:		Data:	Skala:	Nr rys.
mgr inż. Monika Rudnicka upr. nr ZAP/0121/PWBS/18		11.2018	1: 50	<b>5</b>

**RZUT PODDASZA**  
**PROJEKTOWANA INSTALACJA GAZOWA**  
**SKALA 1:100**

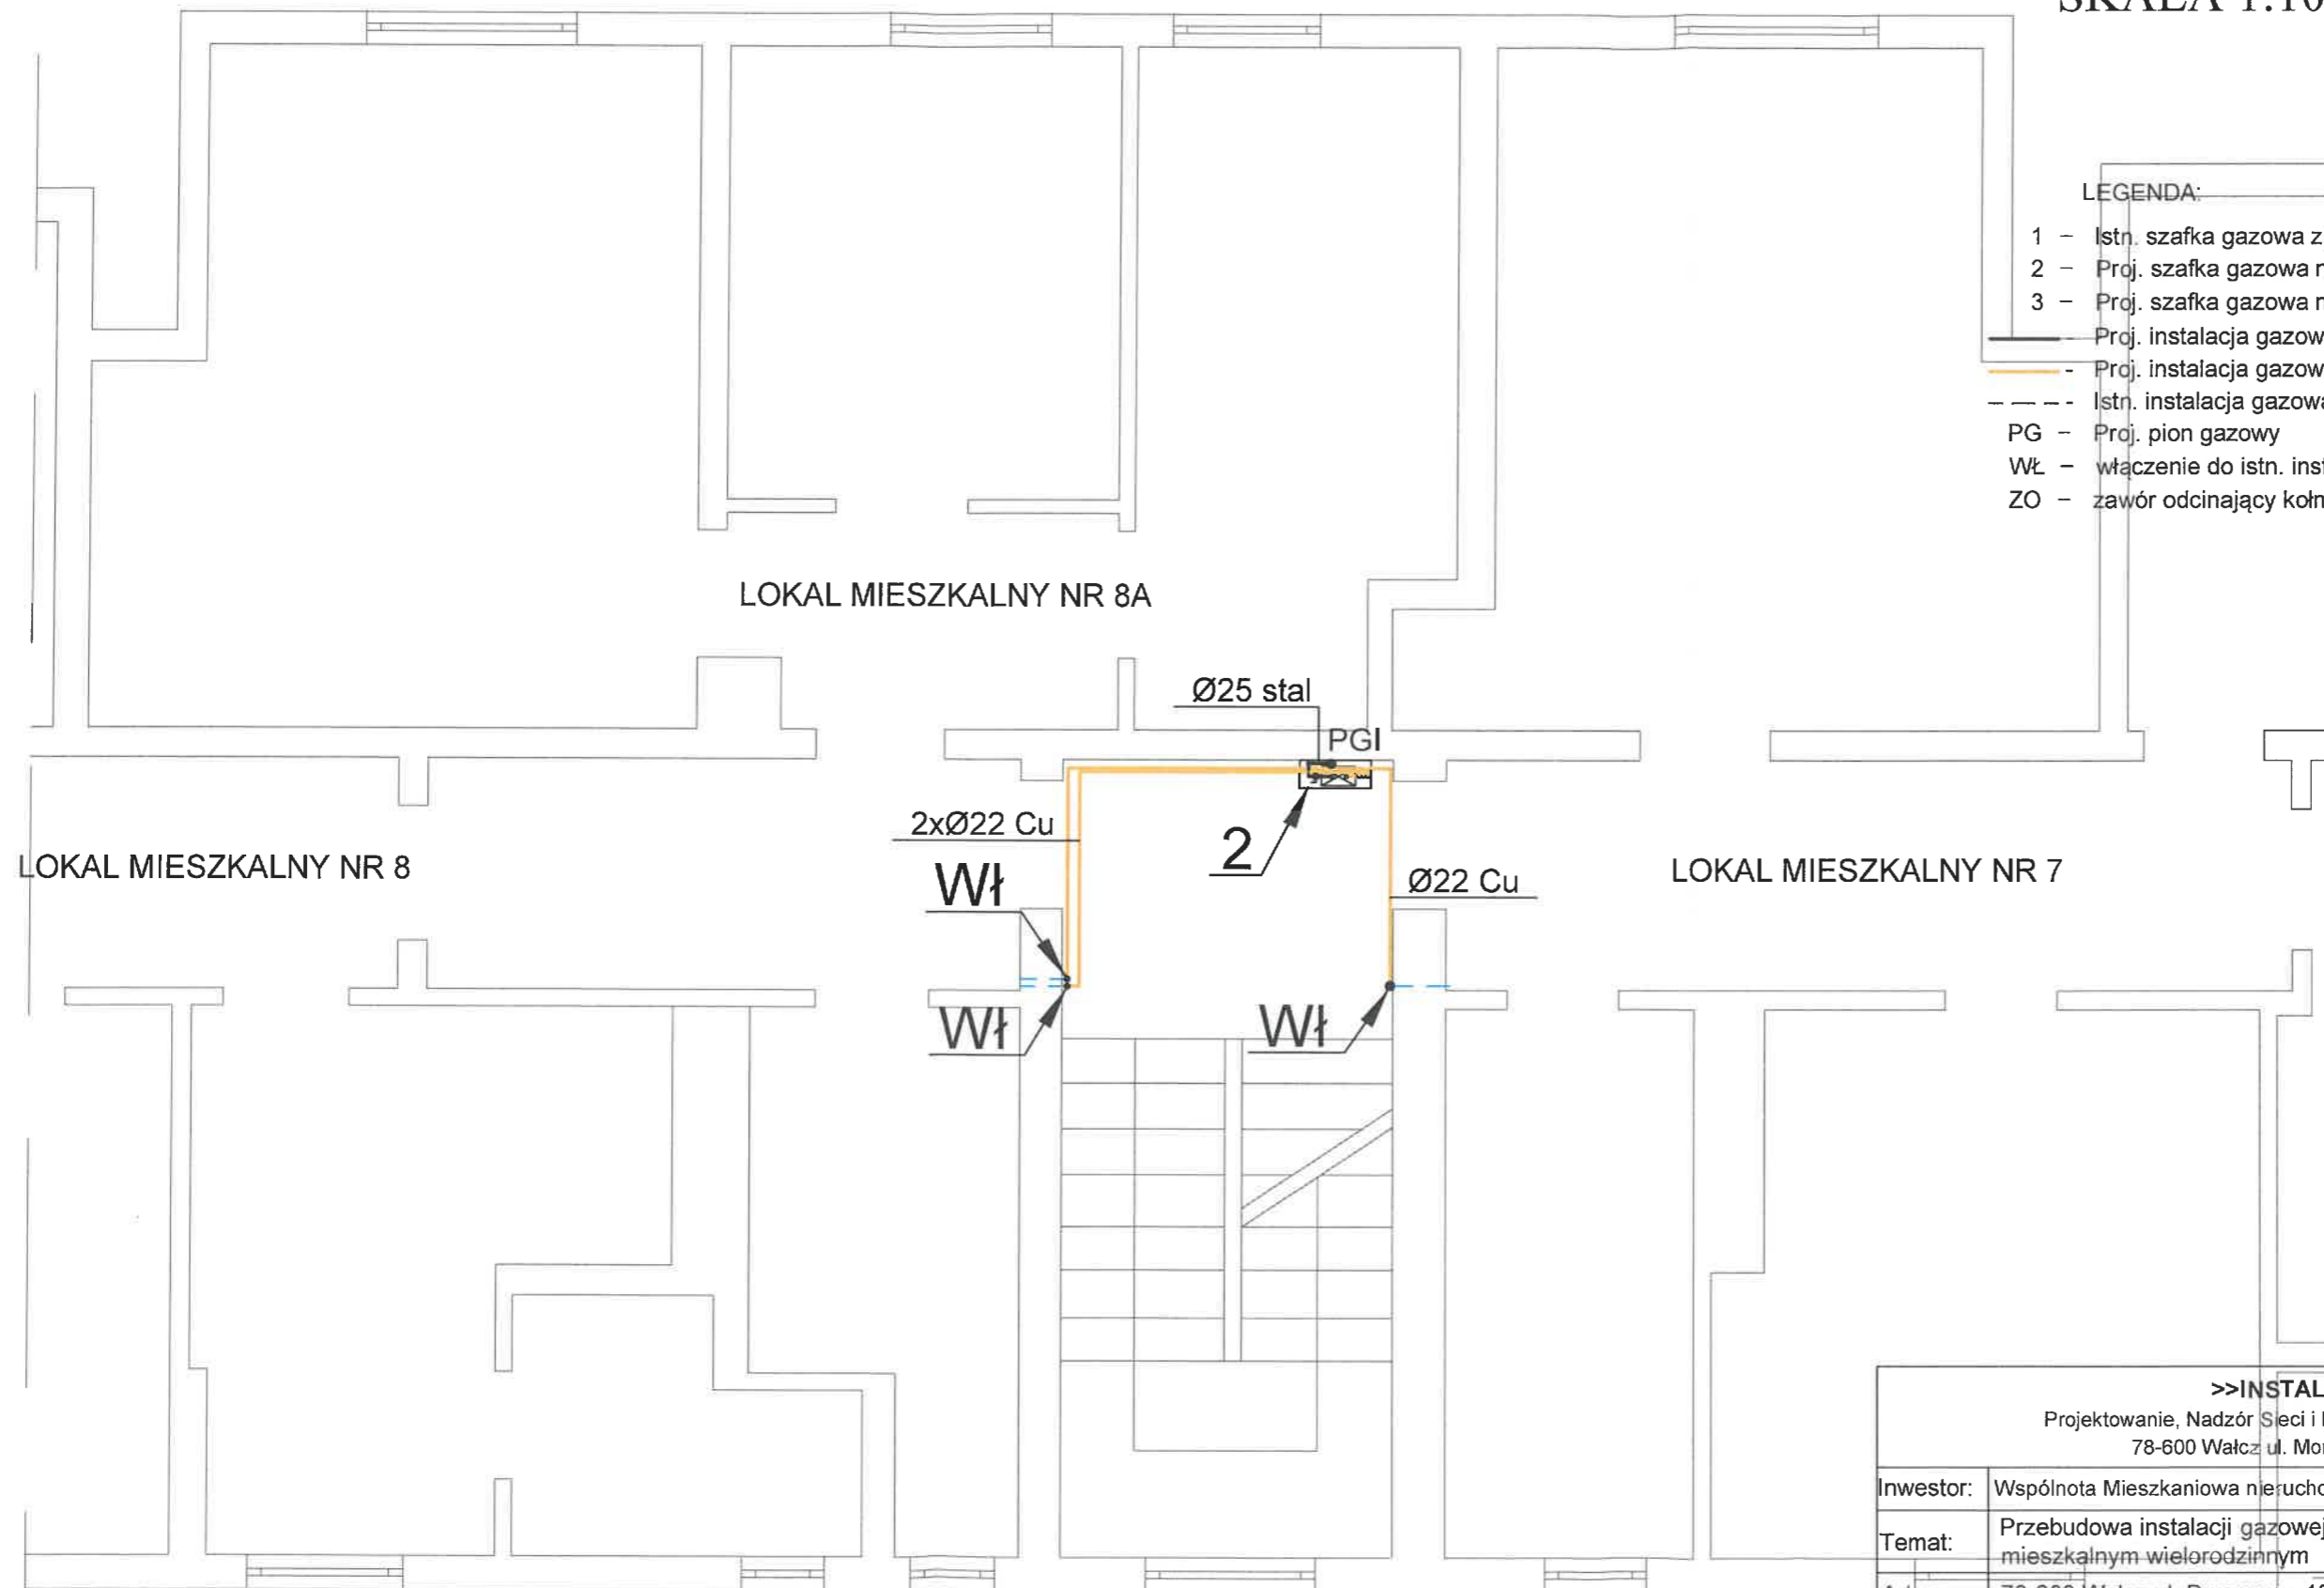


- LEGENDA:**
- 1 - Istn. szafka gazowa z kurkiem odcinającym
  - 2 - Proj. szafka gazowa na 3 gazomierze o wym. 500x1362x230
  - 3 - Proj. szafka gazowa na 4 gazomierze o wym. 900x950x250
  - — — — — Proj. instalacja gazowa / rura stalowa
  - — — — — Proj. instalacja gazowa / rura miedziana
  - - - - - Istn. instalacja gazowa / rura stalowa-miedziana
  - PG - Proj. pion gazowy
  - Wł - włączenie do istn. instalacji gazowej w lokalu
  - ZO - zawór odcinający kołnierzyowy

<b>&gt;&gt;INSTAL-PROJEKT&lt;&lt;</b>				
Projektowanie, Nadzór Sieci i Instalacji Sanitarnych Monika Rudnicka 78-600 Wałcz ul. Morzyce 6D tel. 785 188 031				
Inwestor:	Wspólnota Mieszkaniowa nieruchomości numer 19 przy ulicy Dworcowej w Wałczu			
Temat:	Przebudowa instalacji gazowej na części wspólnej w budynku mieszkalnym wielorodzinnym			
Adres:	78-600 Wałcz ul. Dworcowa 19, dz. nr 3270			
Rysunek:	Rzut poddasza - projektowana instalacja gazowa			
Projektował:		Data:	Skala:	Nr rys.
mgr inż. Monika Rudnicka upr. nr ZAP/0121/PWBS/18		11.2018	1: 50	<b>6</b>


# AKSONOMETRIA INSTALACJI GAZOWEJ

SKALA 1:50

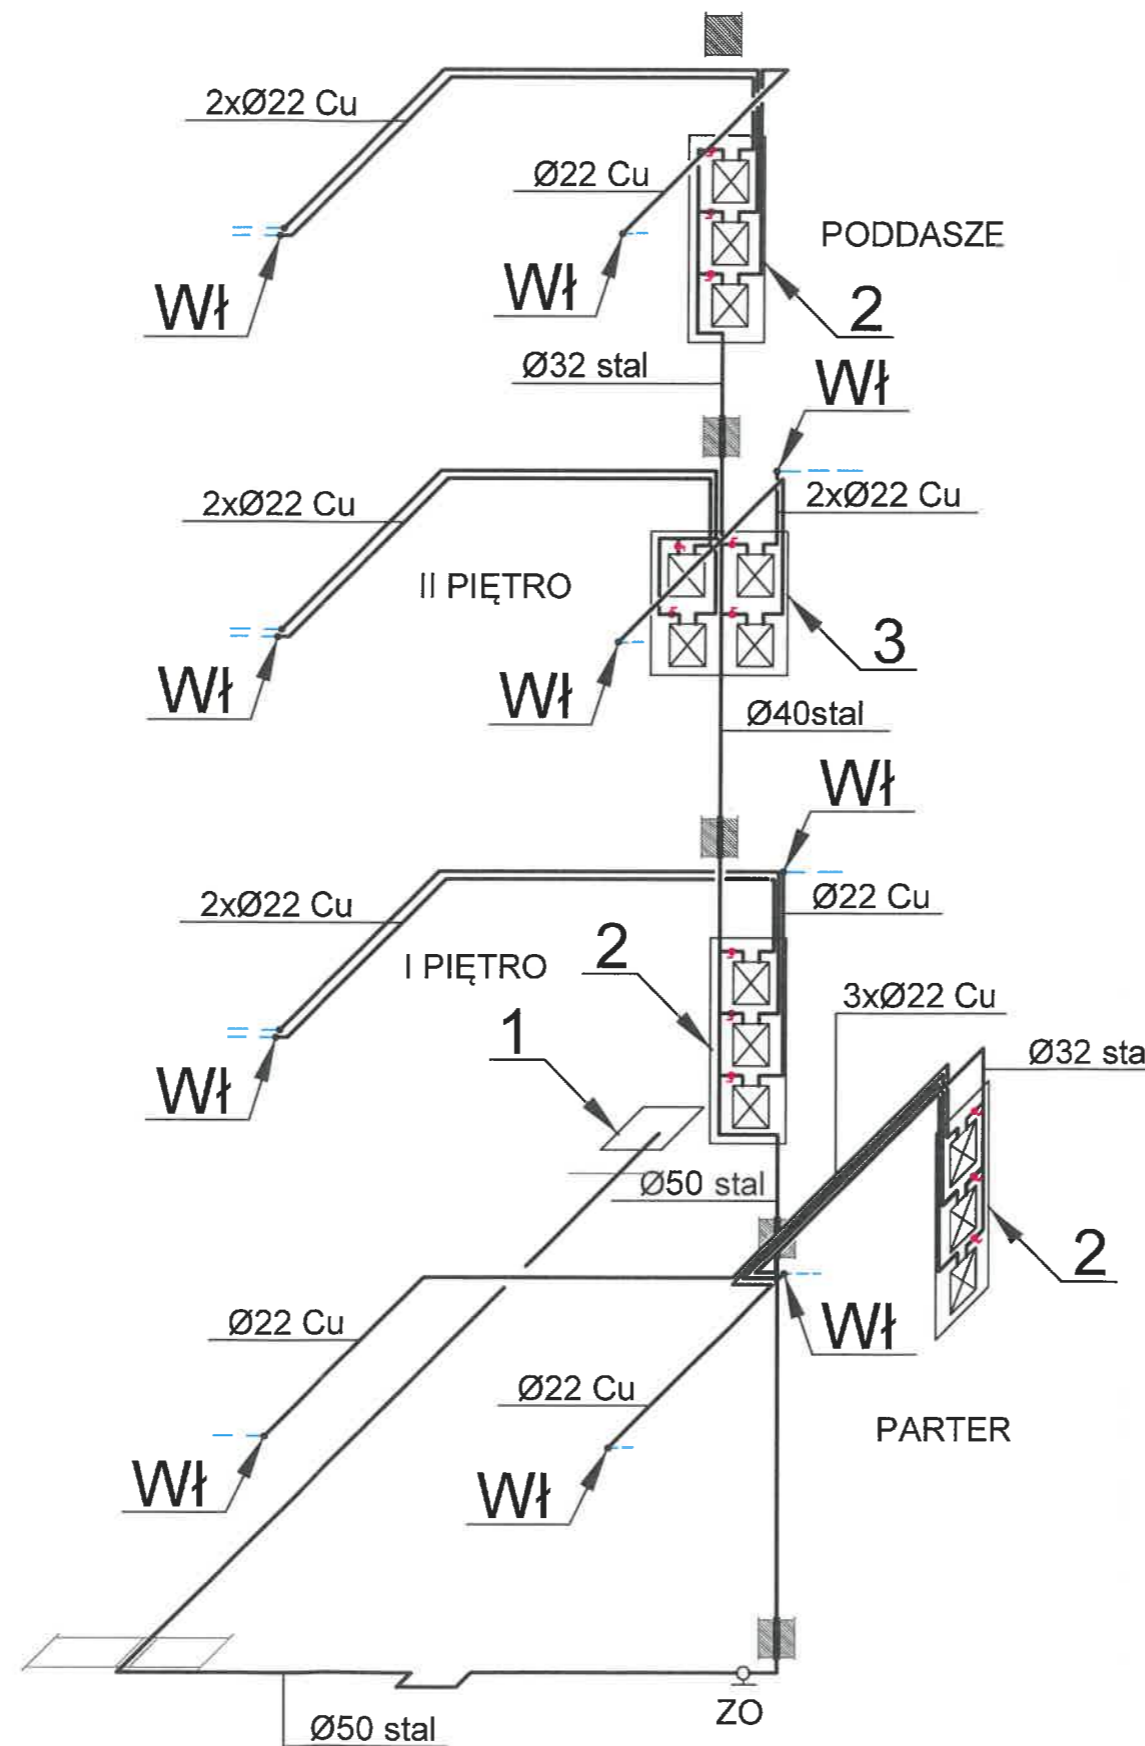

### LEGENDA:

- 1 - Istn. szafka gazowa z kurkiem odcinającym
- 2 - Proj. szafka gazowa na 3 gazomierze o wym. 500x1362x230
- 3 - Proj. szafka gazowa na 4 gazomierze o wym. 900x950x250
- - Proj. instalacja gazowa / rura stalowa
- - Proj. instalacja gazowa / rura miedziana
- - - Istn. instalacja gazowa / rura stalowa-miedziana
- PG - Proj. pion gazowy
- Wł - włączenie do istn. instalacji gazowej w lokalu
- ZO - zawór odcinający kotłowy
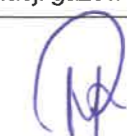
>>INSTAL-PROJEKT<<				
Projektowanie, Nadzór Sieci i Instalacji Sanitarnych Monika Rudnicka 78-600 Wałcz ul. Morzyce 6D tel. 785 188 031				
Inwestor:	Wspólnota Mieszkaniowa nieruchomości numer 19 przy ulicy Dworcowej w Wałczu			
Temat:	Przebudowa instalacji gazowej na części wspólnej w budynku mieszkalnym wielorodzinnym			
Adres:	78-600 Wałcz ul. Dworcowa 19; dz. nr 3270			
Rysunek:	Aksonometria instalacji gazowej			
Projektował:		Data:	Skala:	Nr rys.
mgr inż. Monika Rudnicka upr. nr ZAP/0121/PWBS/18		11.2018	1: 50	<b>7</b>